


平成27年度設計図(排除方式 合流)			
図名	平面図・縦断面		
工事名	災害時下水道系統建設トイレ用下水道管整備工事(4042)		
施工場所	神奈川県三ツ沢中町4番17号ほか1ヶ所		
縮尺	図示	図番	1/2
路線番号			
地形図番号			
横浜市環境創造局			

三ツ沢小学校

平面図 縮尺=1:500


縦断面 縮尺 縦 1:200 横 1:500

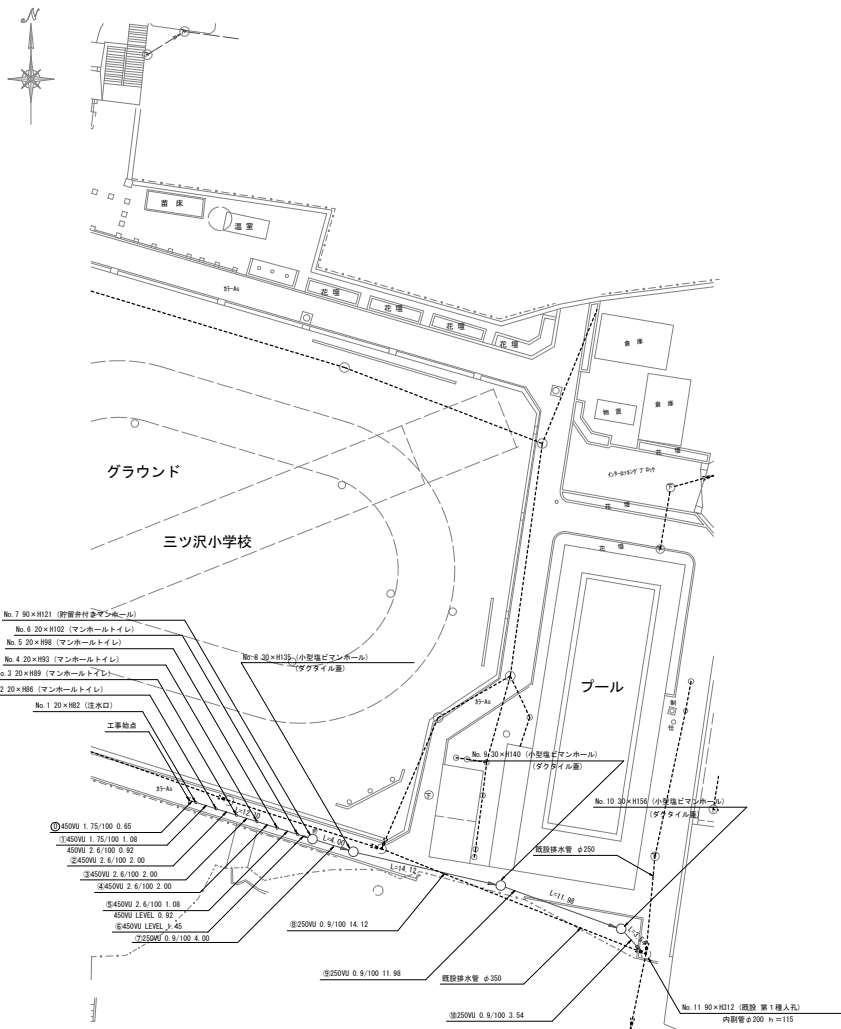

凡例	
	新設管架及びます
	新設管架及び野番付きマンホール
	新設管架及び第1種相立人孔
	新設管架及び小型地マンホール
	既設管架及び人孔

使用水準点 (平成 年 月 日)	
標石番号	既設第1種人孔
神奈川県三ツ沢中町4-17	
標高 (m)	1 6 7 3 0

※電気ケーブルはS57地下埋設図に記載あり
その後の図面には表示未確認

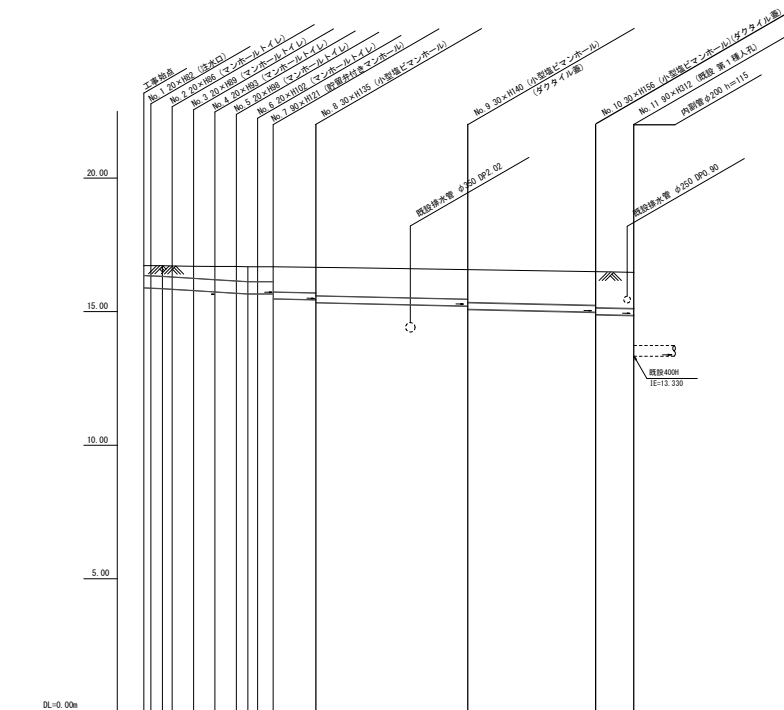

路線番号	1 2 3 4 5 6 7 8 9 10
管径	φ450W 90250
勾配	1.50/100 2.4/100 LEVEL 0.9/100
母線間距離	2.00 2.00 2.00 2.00 1.45 4.00 14.12 11.98 3.54
人孔間距離	0.04 2.00 2.00 2.00 1.45 4.00 14.12 11.98 3.54
流下量	3.045 3.640 0.000 1.400
流出量	0.467 0.558 0.000 0.073
現在地標高	16.71 16.71 16.71 16.69 16.69 16.68 16.68 16.68 16.68 16.70 16.70 16.62 16.62 16.47 16.46
管底標高	16.596 16.595 16.577 16.559 16.527 16.477 16.429 16.320 16.320 16.010 16.010 16.010 16.010 16.010 16.010
追加距離	0.05 0.05 2.50 4.05 6.05 8.05 9.22 10.69 12.10 16.10 20.22 42.20 46.74
土量	0.35 0.37 0.47 0.58 0.68 0.85 0.92 1.05 1.21 1.01 1.15 1.08 1.15 1.20 1.21 1.21 1.20
施工種別	既設工法(埋戻し)
基礎工種別	軽量コンクリート型1段 平均長2.0m
基礎工種別	改良土基礎
埋戻工種別	全面改良土埋戻し
覆工種別	-
舗装保田種別	A1種舗(2k+1.5m 厚40 1:15勾)
舗装種別	-
管種別	標準強化コンクリート管
設計管理職名種別	-
交通管理員数	1人/日

①埋戻距離尺: 1型1段 平均長2.0m