 



令和3年度設計図（排除方式 合流）			
図名	平面図		
工事件名	災害時下水直結式仮設トイレ下水道管整備工事（その302）		
施工場所	南区永田みなみ台7番1号		
縮尺	1/250	図番	1/3
号線番号	①②③④⑤⑥⑦⑧⑨		
地形図番号	118-8, 119-1		
横浜市環境創造局			

平面図 S=1/250

【永田中学校】

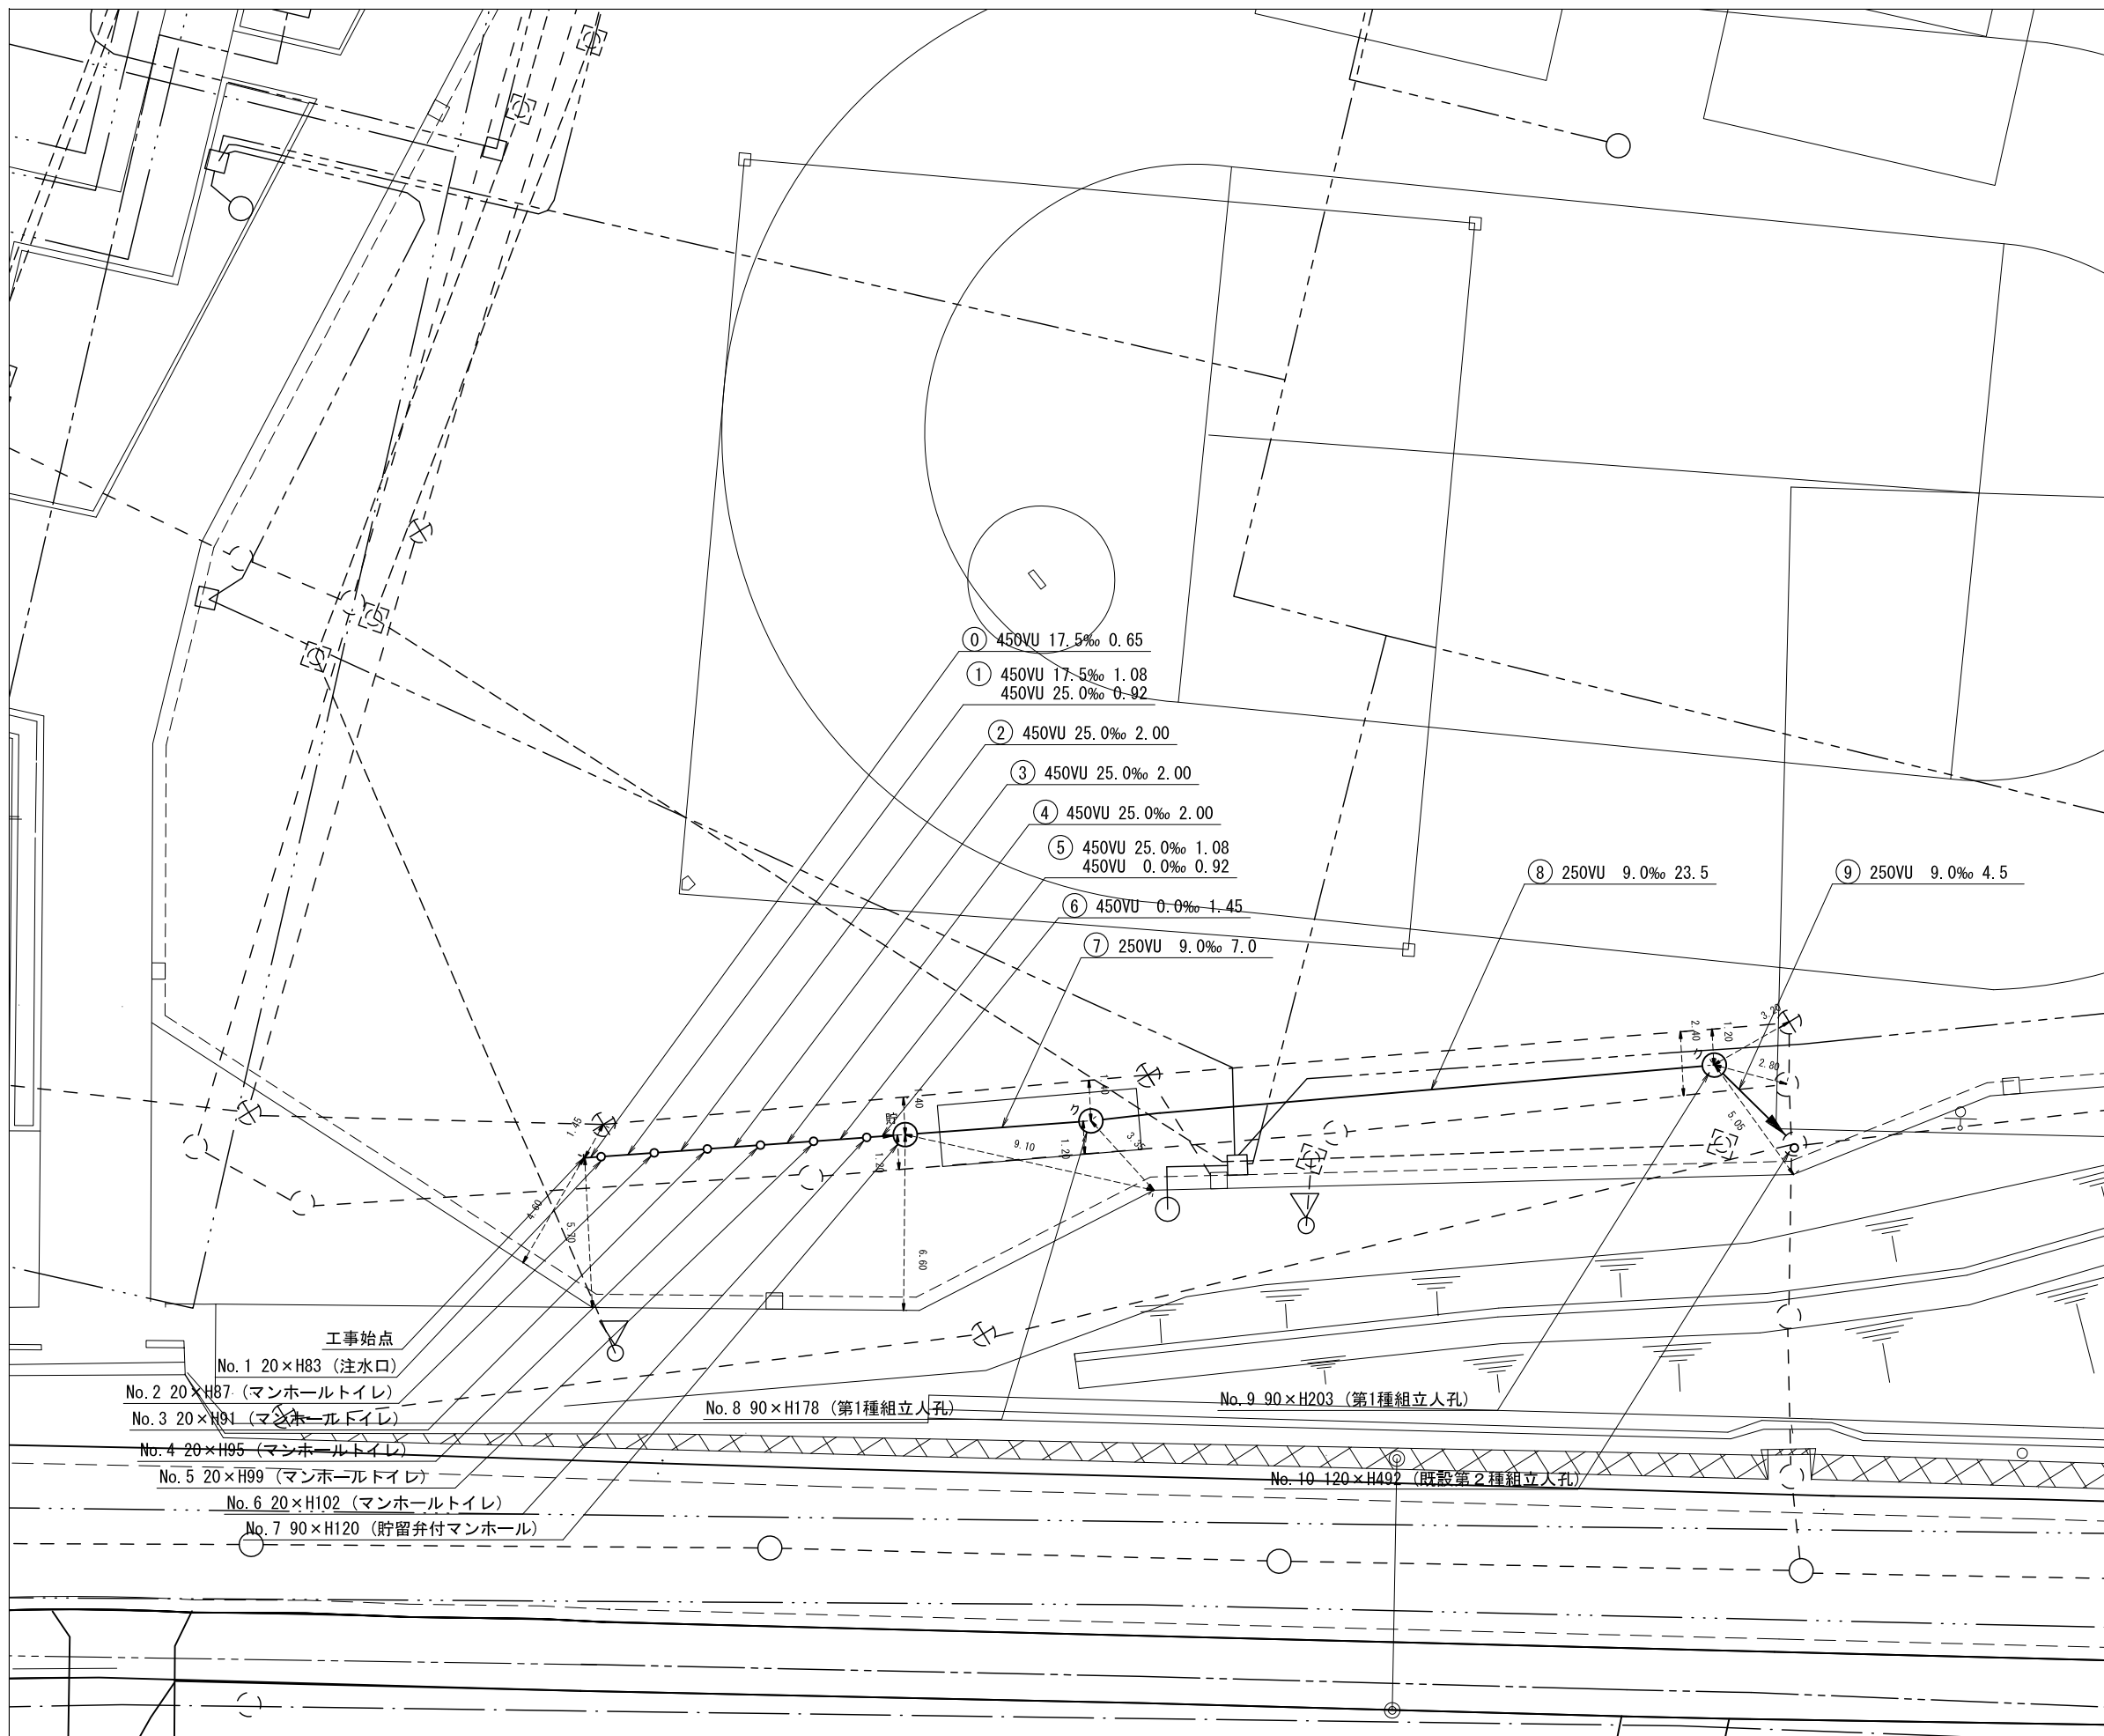

凡 例	
	新設管きよびます(マンホールトイレ)
	新設管きよび塩ビマンホール
	新設管きよび第1種組立人孔
	新設管きよび貯留弁付マンホール
	既設污水管きよびます・人孔
	既設雨水管きよびます・人孔
	既設合流管きよびます・人孔
	既設水道管
	既設ガス管
	既設電力管
	既設通信管
	既設スプリンクラー設備