

令和4年度設計図（排除方式 合流）

図名	平面図		
工事件名	災害時下水直結式仮設トイレ用下水道管整備工事 (その363)		
施工場所	南区六ツ川二丁目156番地1		
縮尺	1/250	図番	1/2
号線番号	①～⑩		
地形図番号	118-37		
横浜市環境創造局			

平面図 S=1/250


【六つ川西小学校】

竣工図




〒231-0033 神奈川県横浜市中区長者町1-3-7
長者町福神ビル201

株式会社 **ラクロード**
代表取締役 **砂川良男**
TEL 045-315-3514

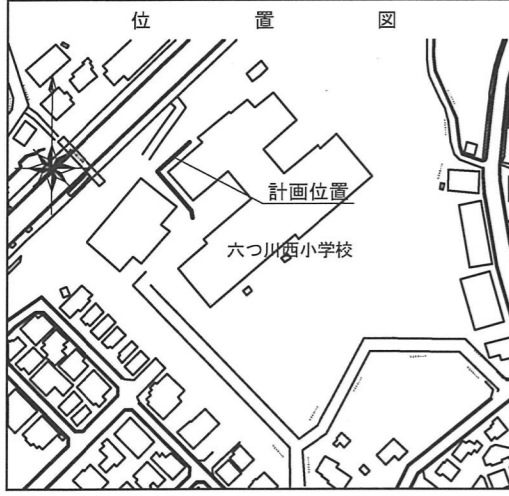

凡	例
○→	新設管きよ及びます(マンホールトイレ)
○→	新設管きよ及び塩ビマンホール
○→	新設管きよ及び第1種組立人孔
○→	新設管きよ及び貯留弁付マンホール
○→	既設污水管きよ及びます・人孔
○→	既設雨水管きよ及びます・人孔
○→	既設分流污水管きよ・人孔
○→	既設分流雨水管きよ・人孔
---	既設水道管
---	既設ガス管
---	既設電力管
---	既設通信管
---	既設スプリンクラー設備

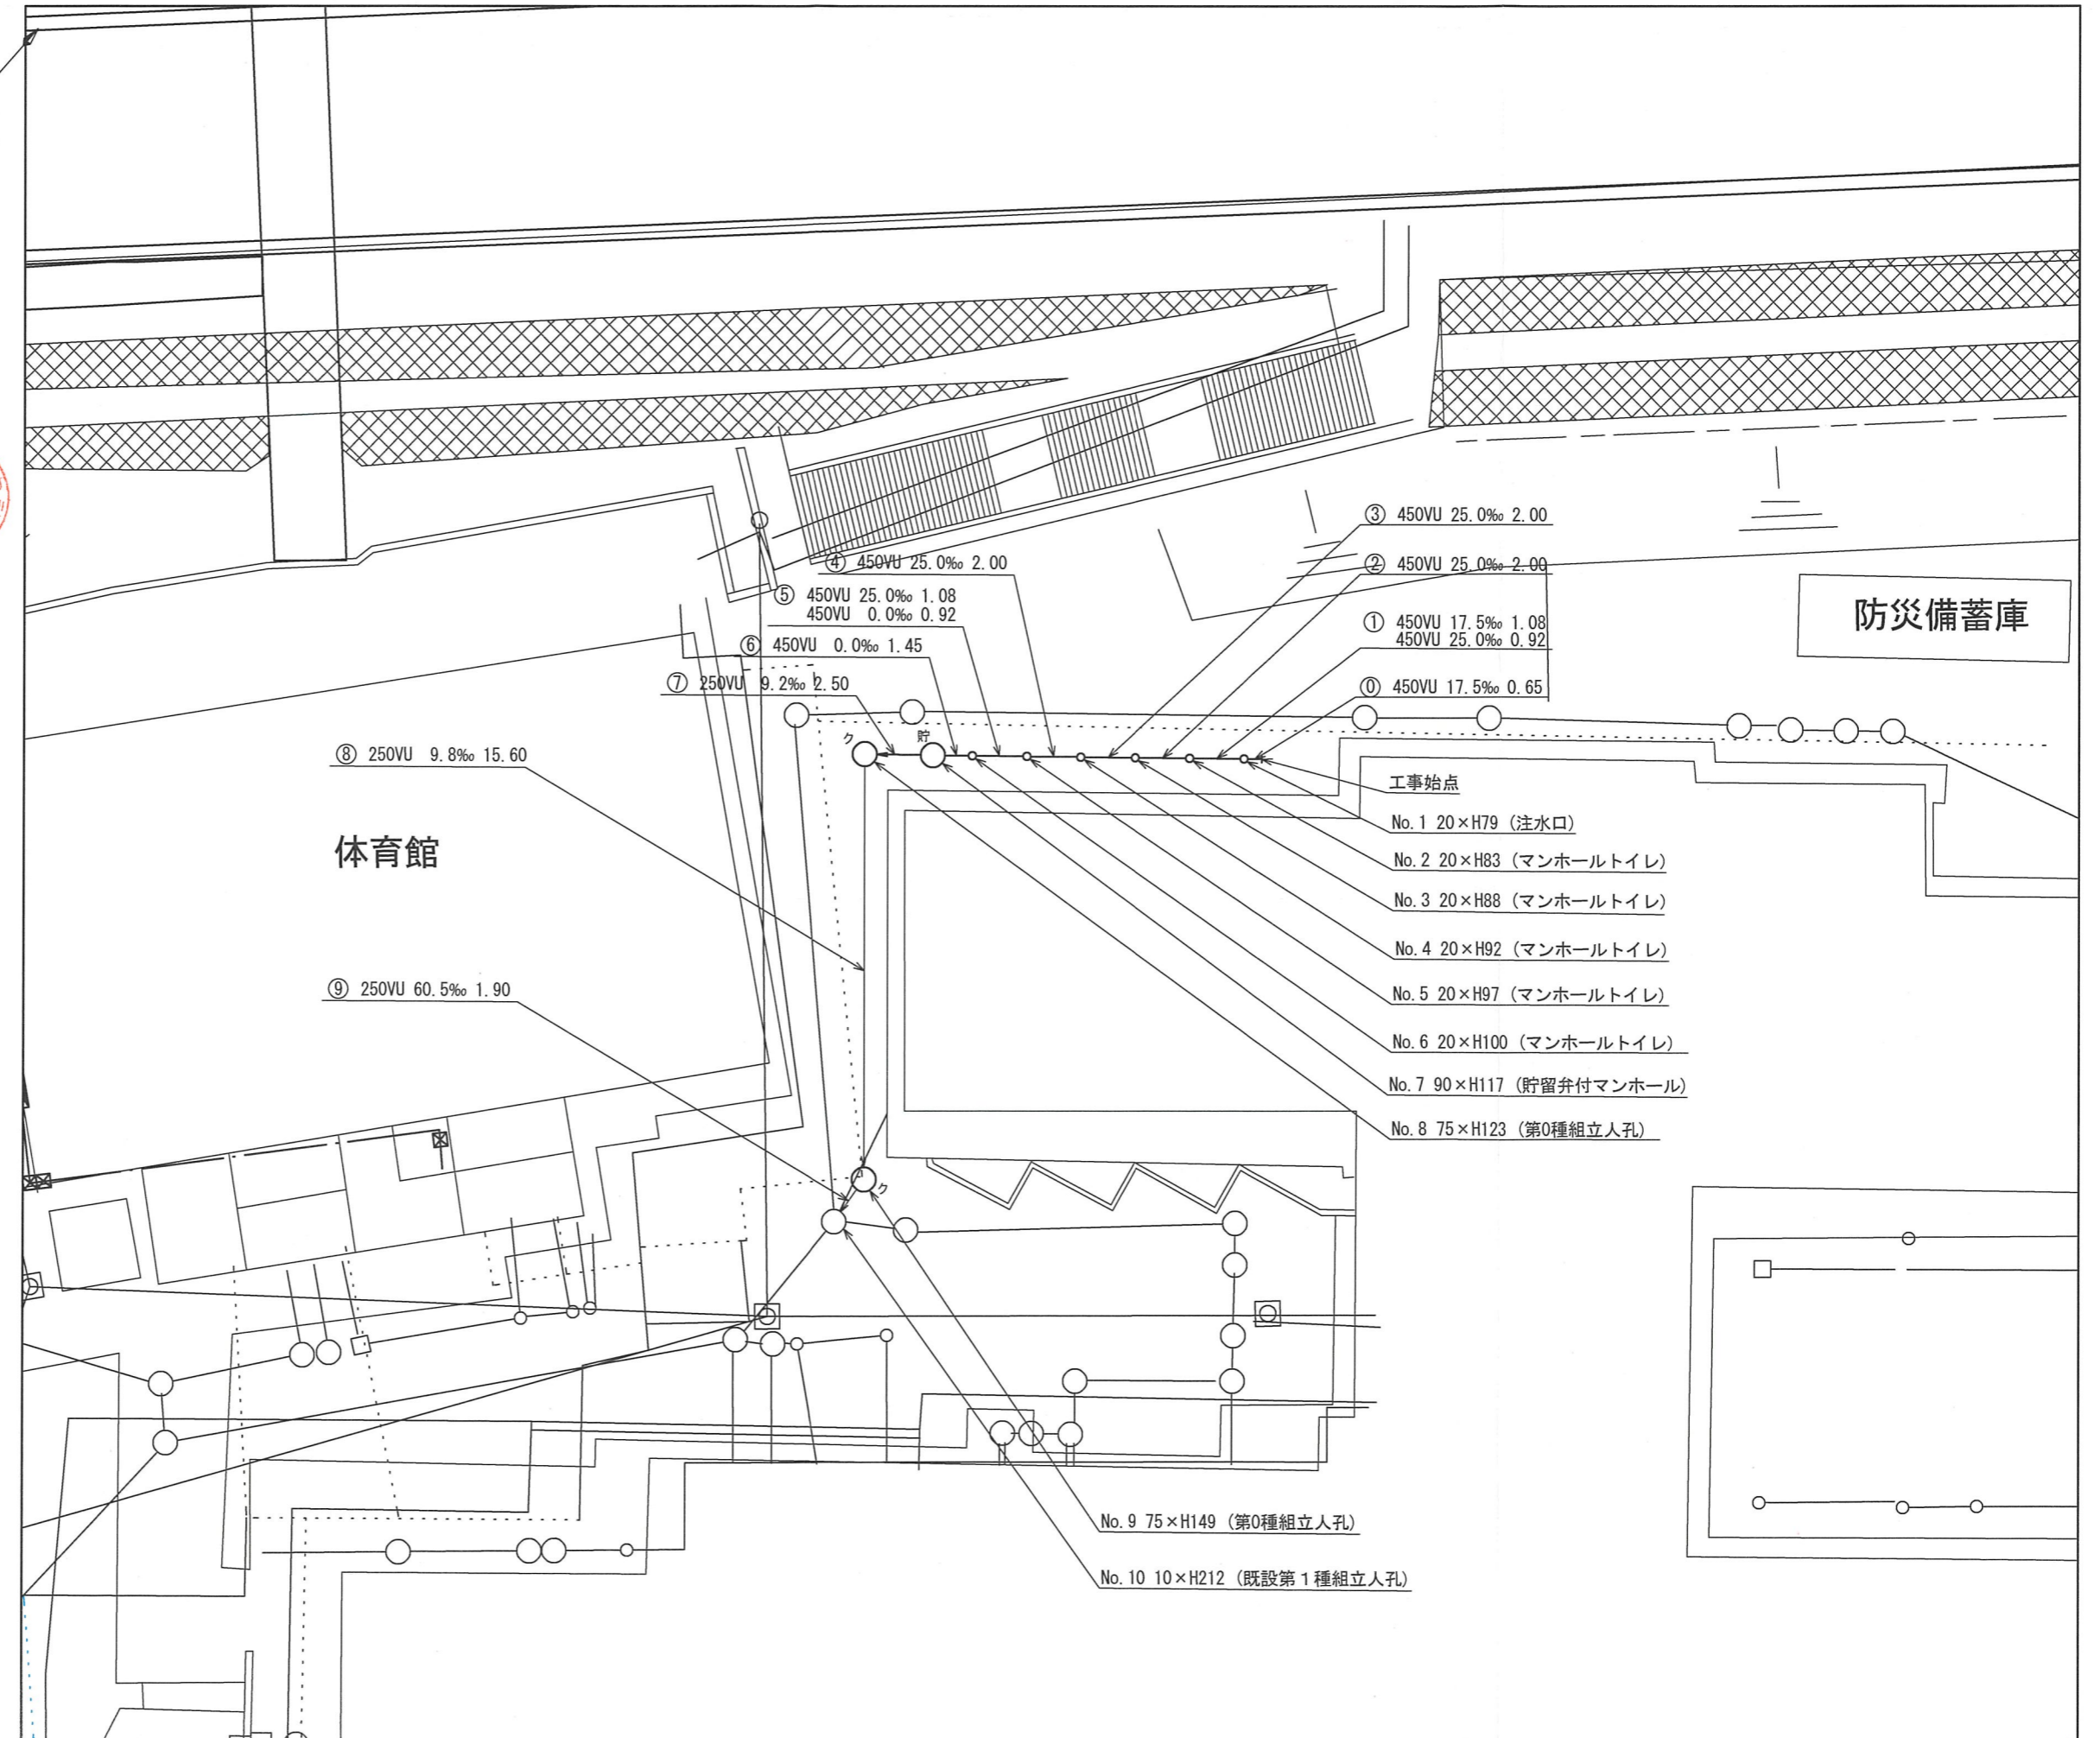


令和4年度設計図（排除方式 合流）	
図名	縦断図
工事件名	災害時下水直結式仮設トイレ用下水道管整備工事 (その363)
施工場所	南区六ツ川二丁目156番地1
縮尺	図示 図番 2/2
号線番号	①~⑨
地形図番号	118-37
横浜市環境創造局	

竣工図




〒231-0033 神奈川県横浜市中区長者町1-3-7
長者町福神ビル201

株式会社 **ラクロード**
代表取締役 **砂川良男**
TEL 045-315-3514

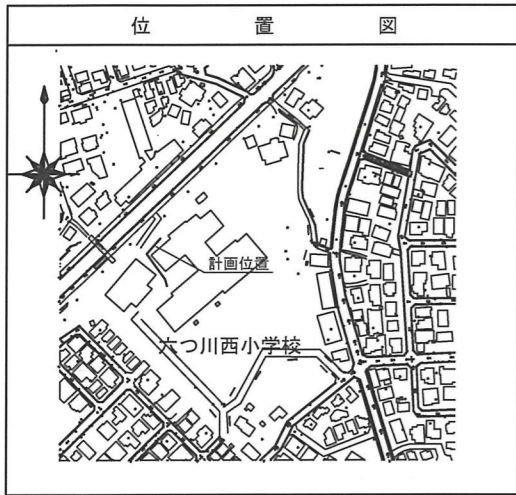

縦断図

縦1/100 横1/250

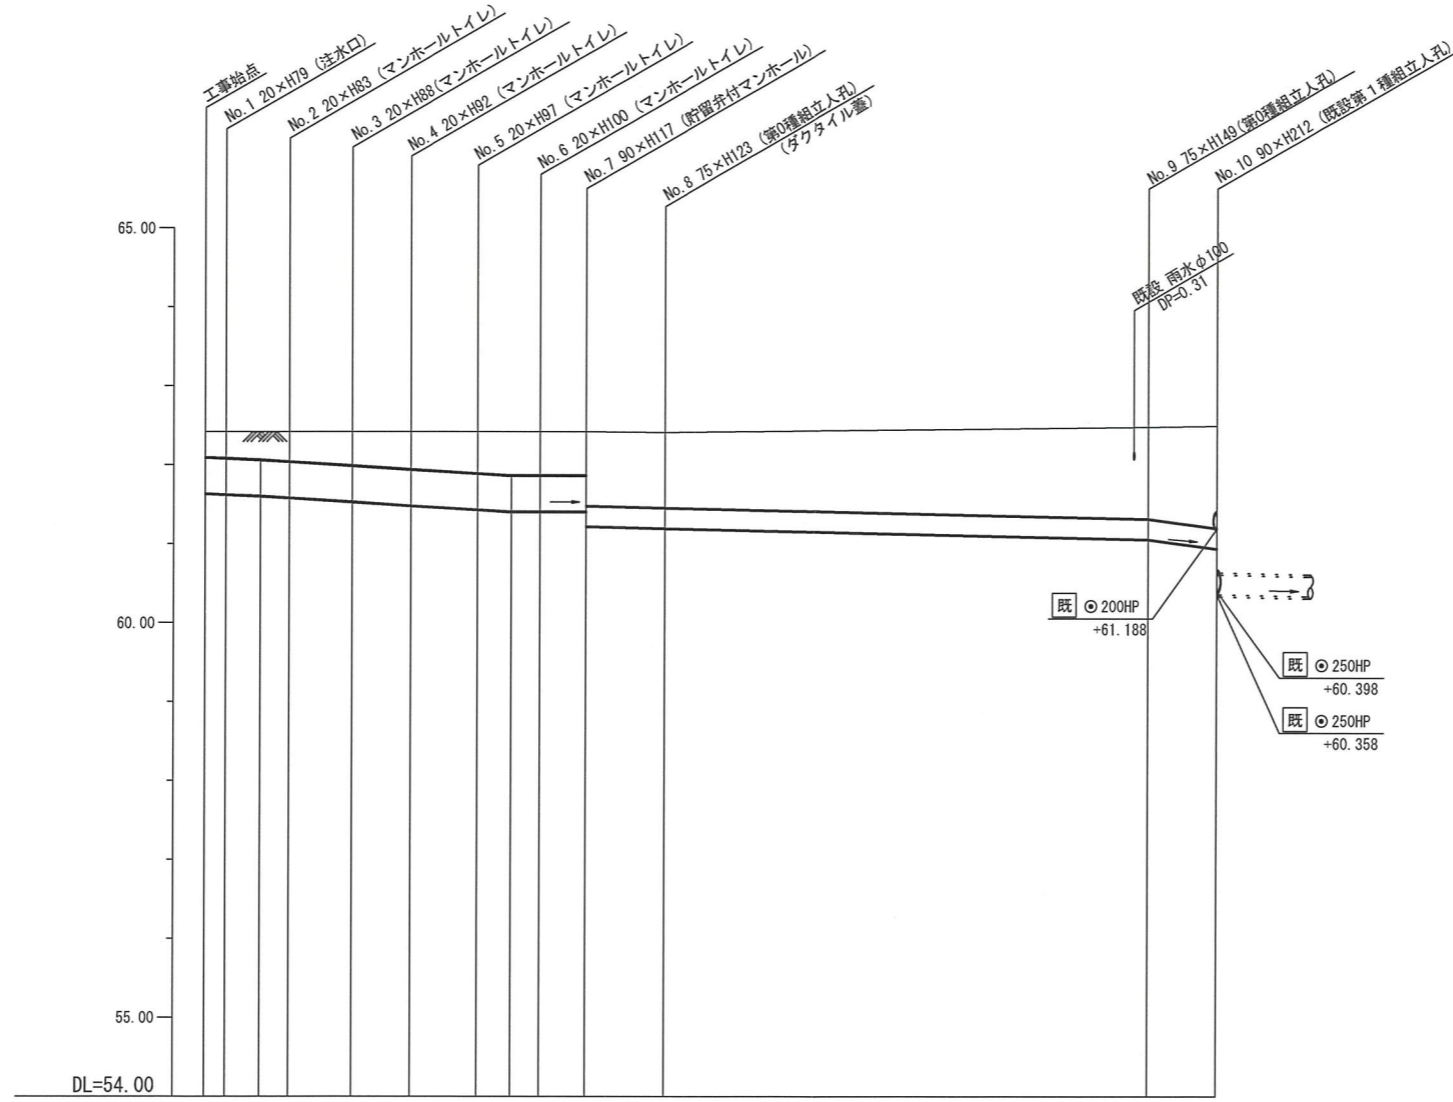

号線番号	①	②	③	④	⑤	⑥	⑦	⑧	⑨	
管径	φ450VU						φ250VU			
勾配	17.5	25.0				0.0	9.2	9.8	60.5	
号線間距離	2.00	2.00	2.00	2.00	2.00	1.45	2.50	15.60	1.90	
人孔間距離	0.65 1.08	0.92 2.00	2.00	2.00	2.00	1.08 0.92	1.45	2.50	15.60	1.90
流速	3.083	3.685				0.000	1.511	1.494	3.874	
流下量	0.490	0.586				0.000	0.074	0.077	0.190	
流出量	0.001									
現在地盤高	62.43	62.43	62.43	62.43	62.42	62.42	62.42	62.49	62.48	
H	0.113						0.108			
管底高	61.655 61.639	61.622 61.603	61.553 61.503	61.454 61.425	61.418 61.410	61.240 61.217	61.187	61.034 61.002	60.887	
追加距離	0.00 0.65	1.73 2.65	4.65 6.65	8.65 9.73	10.65 12.10	14.60	30.20	32.10		
土被	0.32 0.33	0.35 0.37	0.42 0.46	0.51 0.54	0.54 0.54	0.53 0.51	0.94 0.97	1.20 1.23	1.33	
施工種別	開削工法(夜間施工)									
矢板工種別	①									
基礎工種別	改良土基礎									
埋戻工種別	全面改良土埋戻し									
覆工種別	As舗装 (As t=5cm, RC-40 t=15cm)									
舗装復旧種別	As舗装 (As t=5cm, RC-40 t=15cm)									
側溝種別	硬質塩化ビニル管 (VU)									
管種別	硬質塩化ビニル管 (VU)									
取付管埋戻工種別	①									
交通整理員	1人/日									

① 軽量鋼矢板 I 型 1 段梁
平均長 2.0m (全面)

使用水準点 (令和2年 月 日)	
標石番号	既設第1種人孔
南区六ツ川2-156-1	
標高 (M)	53.680


【六つ川西小学校】

令和4年度設計図（排除方式 合流）			
図名	オフセット図		
工事名	災害時下水直結式仮設トイレ下水道管整備工事 (その363)		
施工場所	南区六つ川二丁目156番地1		
縮尺	1/250	図番	1/2
号線番号	①～⑨		
地形図番号	118-37		
横浜市環境創造局			

オフセット図 S=1/250

【六つ川西小学校】

 
オフセット図



〒231-0033 神奈川県横浜市中区長者町1-3-7
長者町福神ビル201

株式会社 **ラクロード**

代表取締役 **砂川良男**
TEL 045-315-3514

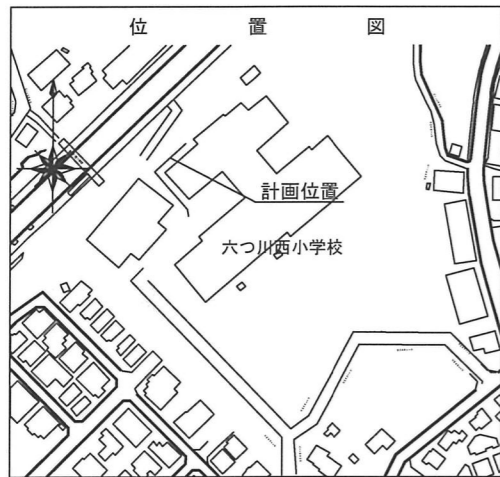

凡	例
○	新設管きよ及びます(マンホールトイレ)
○	新設管きよ及び塩ビマンホール
○	新設管きよ及び第1種組立人孔
○	新設管きよ及び貯留弁付マンホール
□	既設污水管きよ及びます・人孔
□	既設雨水管きよ及びます・人孔
○	既設分流污水管きよ・人孔
○	既設分流雨水管きよ・人孔
---	既設水道管
---	既設ガス管
---	既設電力管
---	既設通信管
---	既設スプリンクラー設備

