

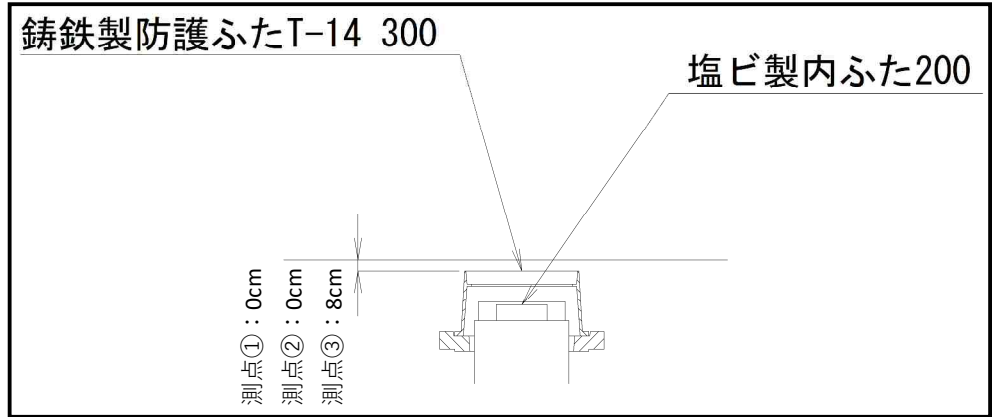


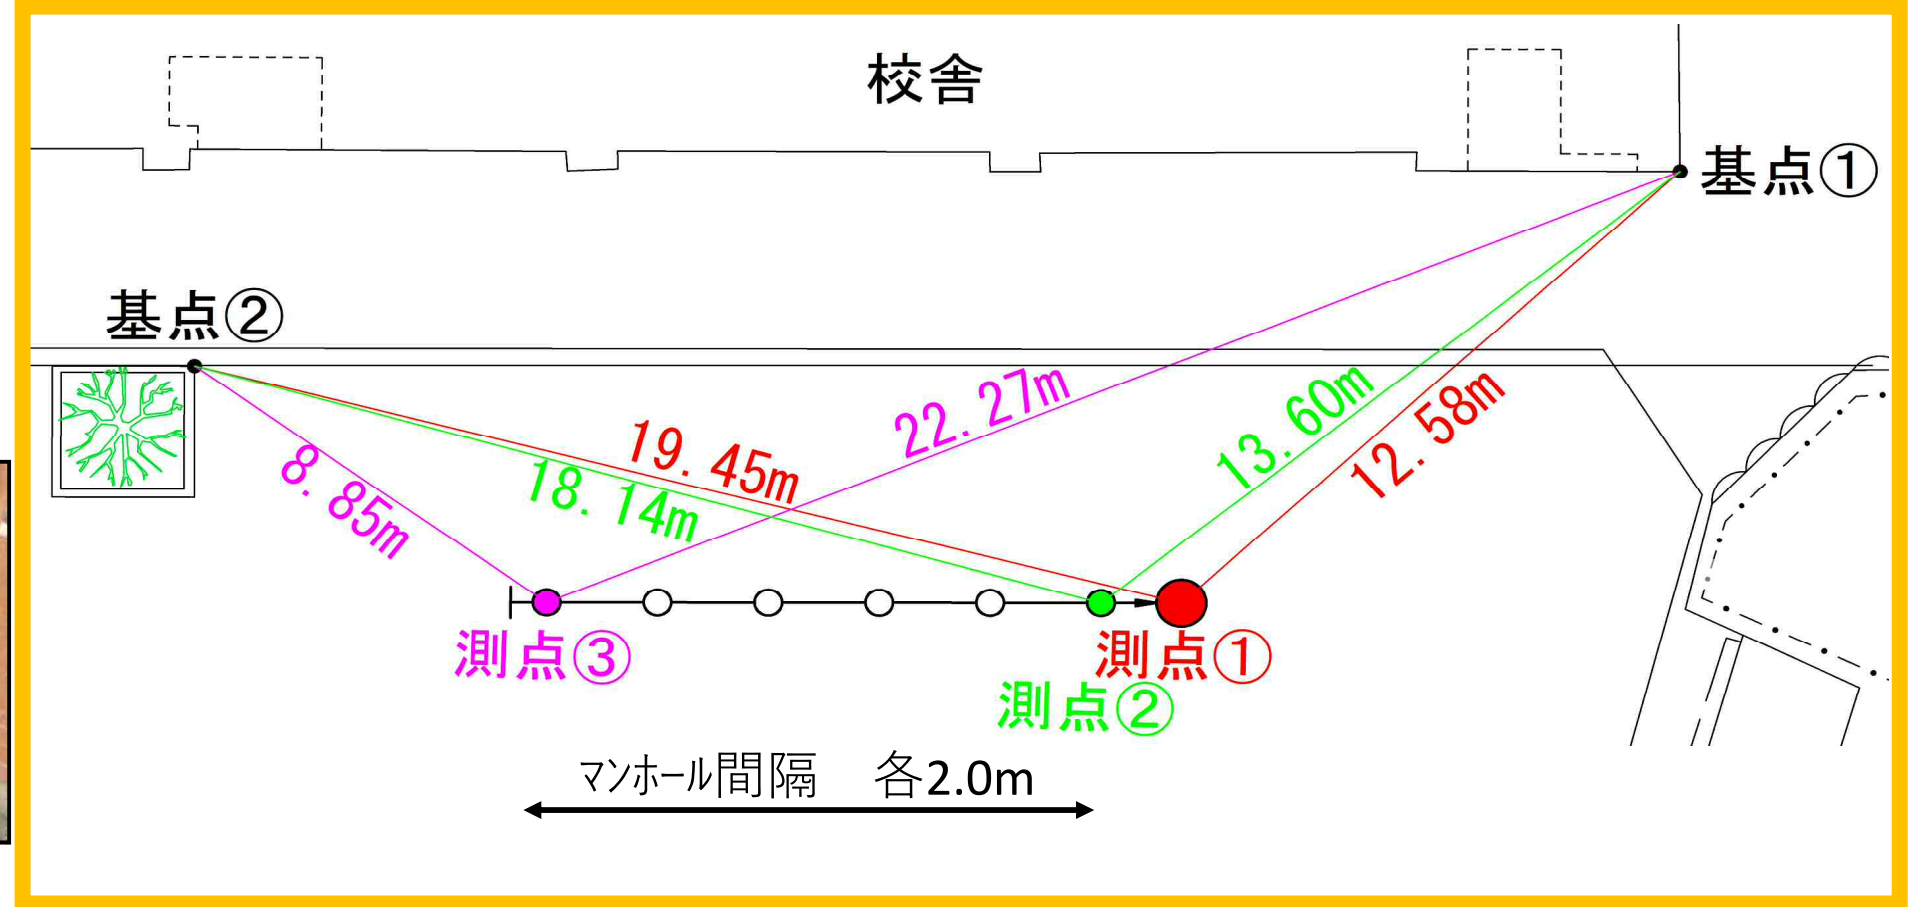

大鳥小学校 オフセット図

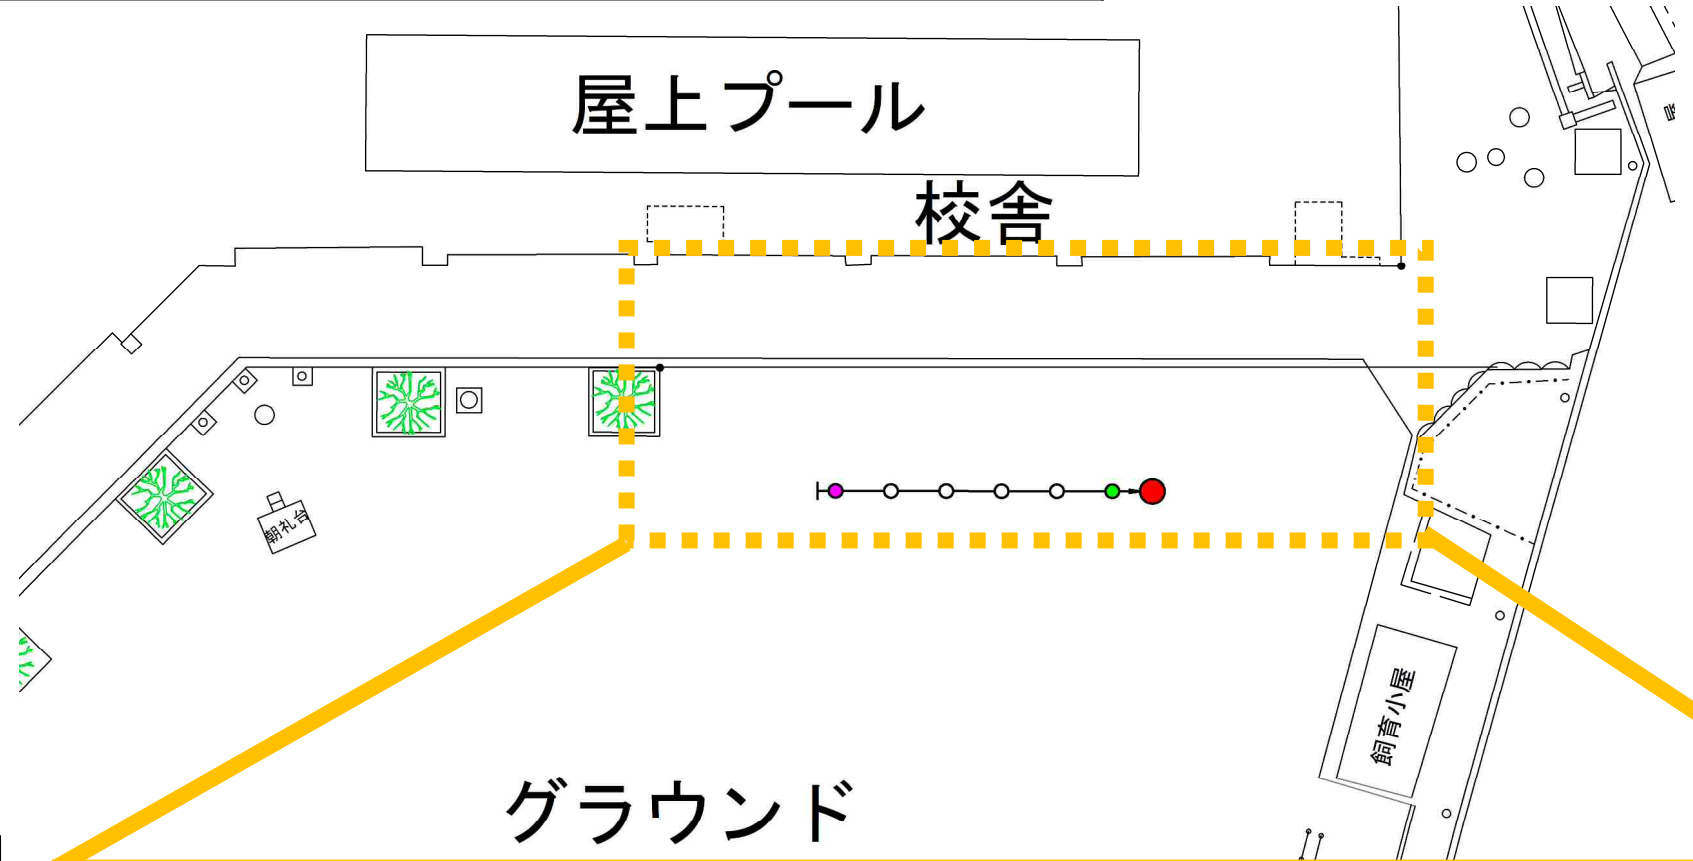

平成27年度変更図（排除方式 合 流）				
図 名	平面図・縦断面図			
工事件名	災害時下水道結末仮設トイレ用下水道管整備工事（その他）			
施工場所	中区本牧町1丁目251番地			
縮 尺	図 示	図 番	1/1	
号線番号	① ② ③ ④ ⑤ ⑥ ⑦ ⑧			
地図図番号				
横浜市環境創造局				


 
大鳥小学校

平面図

縮尺=1:250

縦断面図


縦 1:100
横 1:250

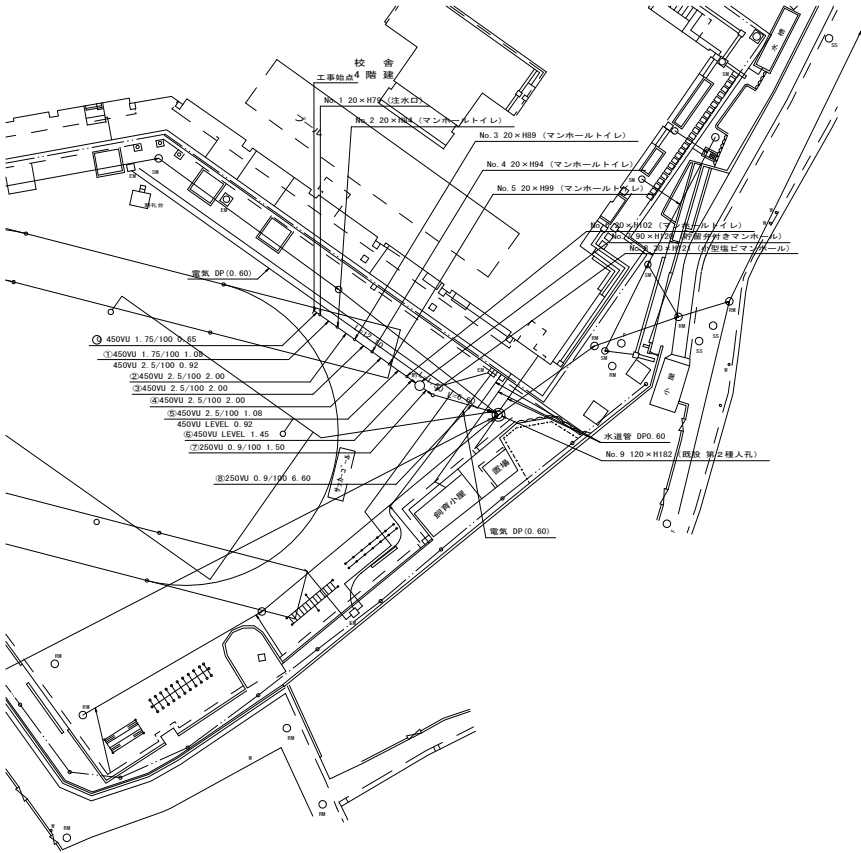

凡 例	
	新設管渠及びます
	新設管渠及び貯留井付きマンホール
	新設管渠及び小型塩ビマンホール
	既設管渠及び人孔

使用水準点

標石番号	既設第2種人孔
中区本牧町1丁目251番地	
標高 (m)	7.000

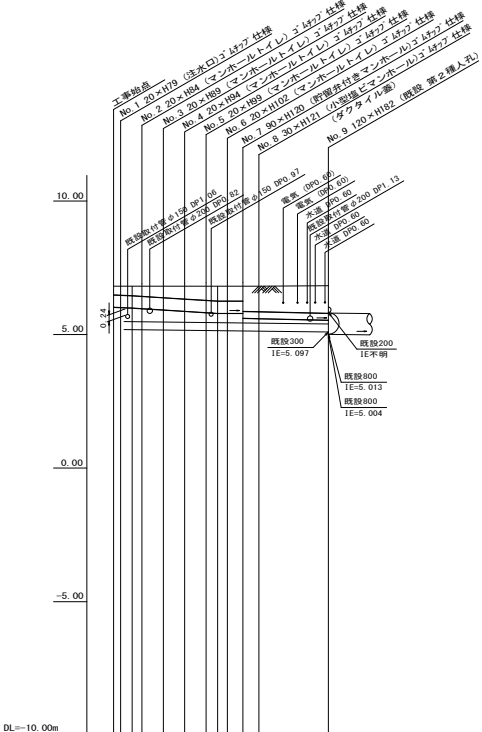

号線番号	① ② ③ ④ ⑤ ⑥ ⑦ ⑧
管径	④ 450VU ⑤ 250VU
勾配	1.75/100 2.5/100 LEVEL 0.9/100
号線間距離	2.0 2.0 2.0 2.0 4.5 6.6
人孔間距離	0.85 0.92 2.0 2.0 0.92 1.5 6.6
流速	3.045 3.640 - 1.490
流量	0.467 0.558 - 0.073
流出量	0.001
現在地盤高	6.81 6.81 6.81 6.81 6.81 6.81 6.83
H	0.113 0.113 0.108
管底高	6.015 6.015 6.015 6.015 6.015 6.015 5.538
追加距離	0.00 0.65 1.73 2.05 4.65 6.65 8.65 9.73 10.65 12.10 13.60 20.20
土被	35 35 35 35 35 35 1.00
施工種別	開削工法（縦間施工）
矢板工種別	- ① -
基礎工種別	改良土基礎
埋戻工種別	全面改良土埋戻し
覆工種別	-
舗装復旧種別	スクリーニングス（t=4cm）
側溝種別	-
管種別	硬質塩化ビニル管
取付管埋戻工種別	-
交通警備員数	1人/日

①軽量鋼矢板1型1段梁 平均長2.0m