


令和4年度設計図 (排除方式 分流)

図名	平面図		
工事名	災害時下水直結式仮設トイレ用 下水道管整備工事(その389)		
施工場所	青葉区あざみ野一丁目29番地1		
縮尺	S=1/250	図番	1/4
号線番号	0 ~ 8		
地形図番号	49-38, 49-39, 49-46, 49-47		
横浜市環境創造局			

計画変更平面図 S = 1/250 (A3)

【あざみ野中学校】

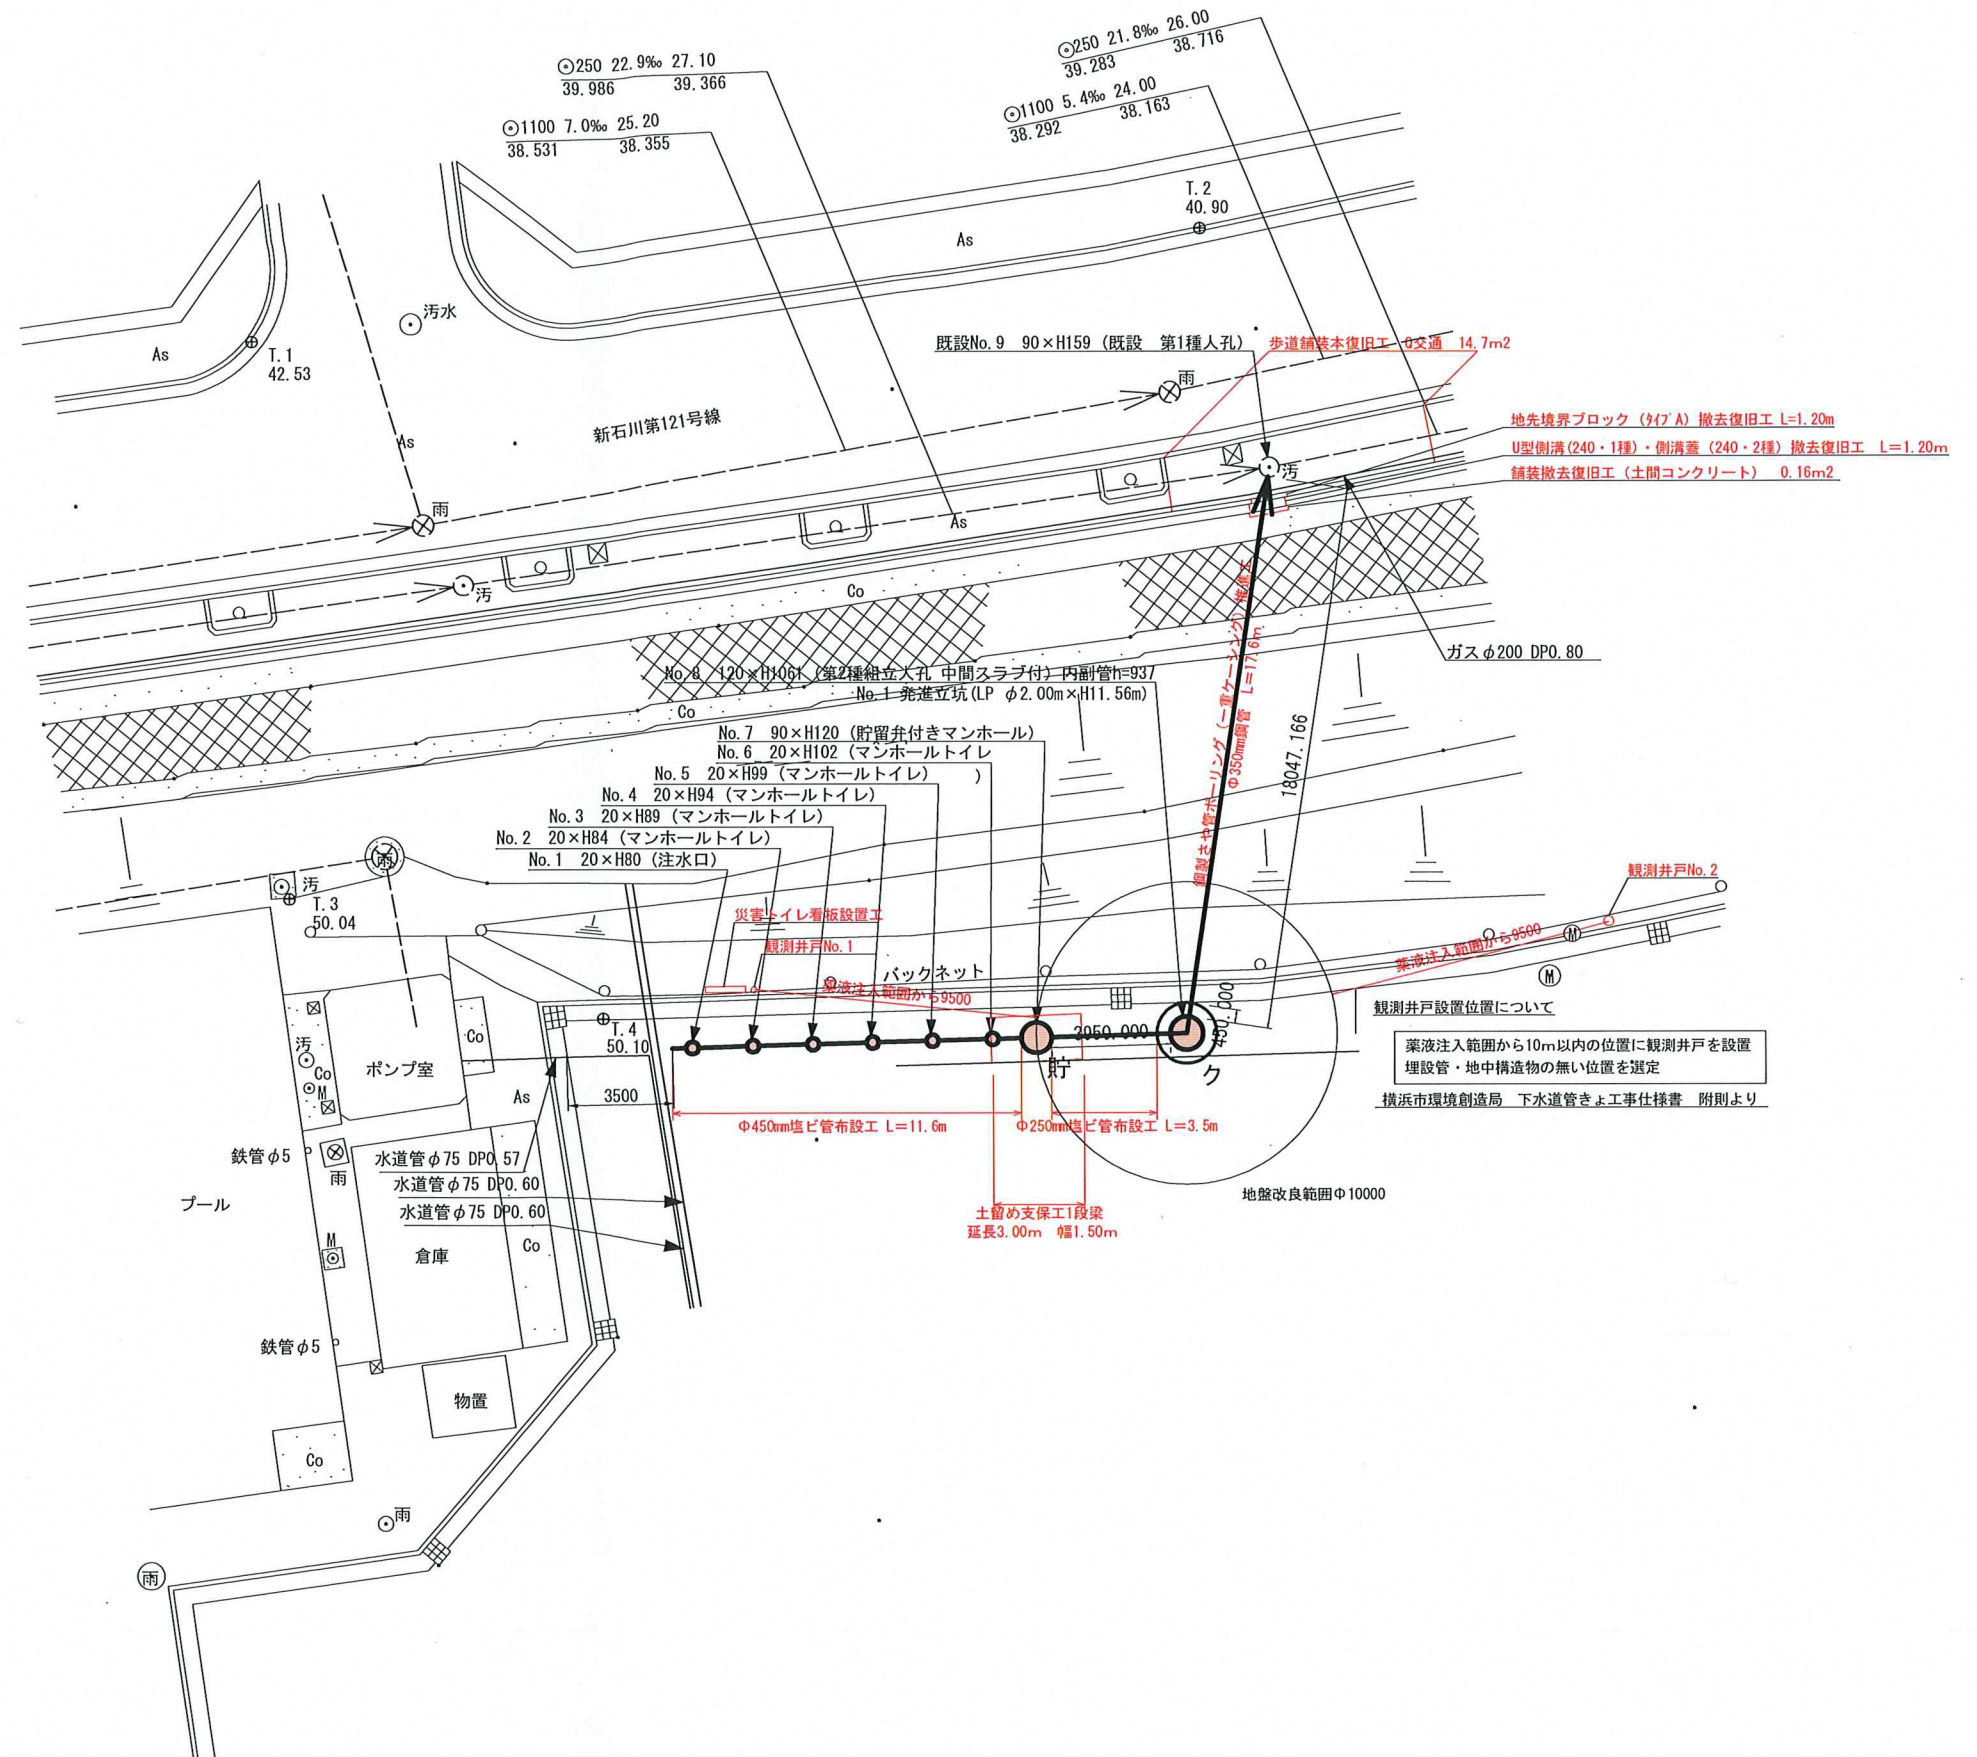

凡例

記号	説明
	新設污水管きよ及びます(マンホールトイレ)
	新設污水管きよ及び貯留弁付マンホール
	新設污水管きよ及び第1種組立人孔
	新設污水管きよ及び塩ビマンホール
	既設污水管きよ及び第1種人孔・ます
	既設雨水管きよ及び人孔・ます
	ガス管
	電気
	水道管