




令和4年度設計図（排除方式 分流）

図名	平面図		
工事件名	災害時下水道給水用 下水道管整備工事(その391)		
施工場所	青葉区あざみ野四丁目6番地1		
縮尺	S=1/250	図番	1/3
号線番号	0 ~ 8		
地形図番号			

横浜市環境創造局

平面図 S = 1/250 (A3)

【あざみ野第一小学校】

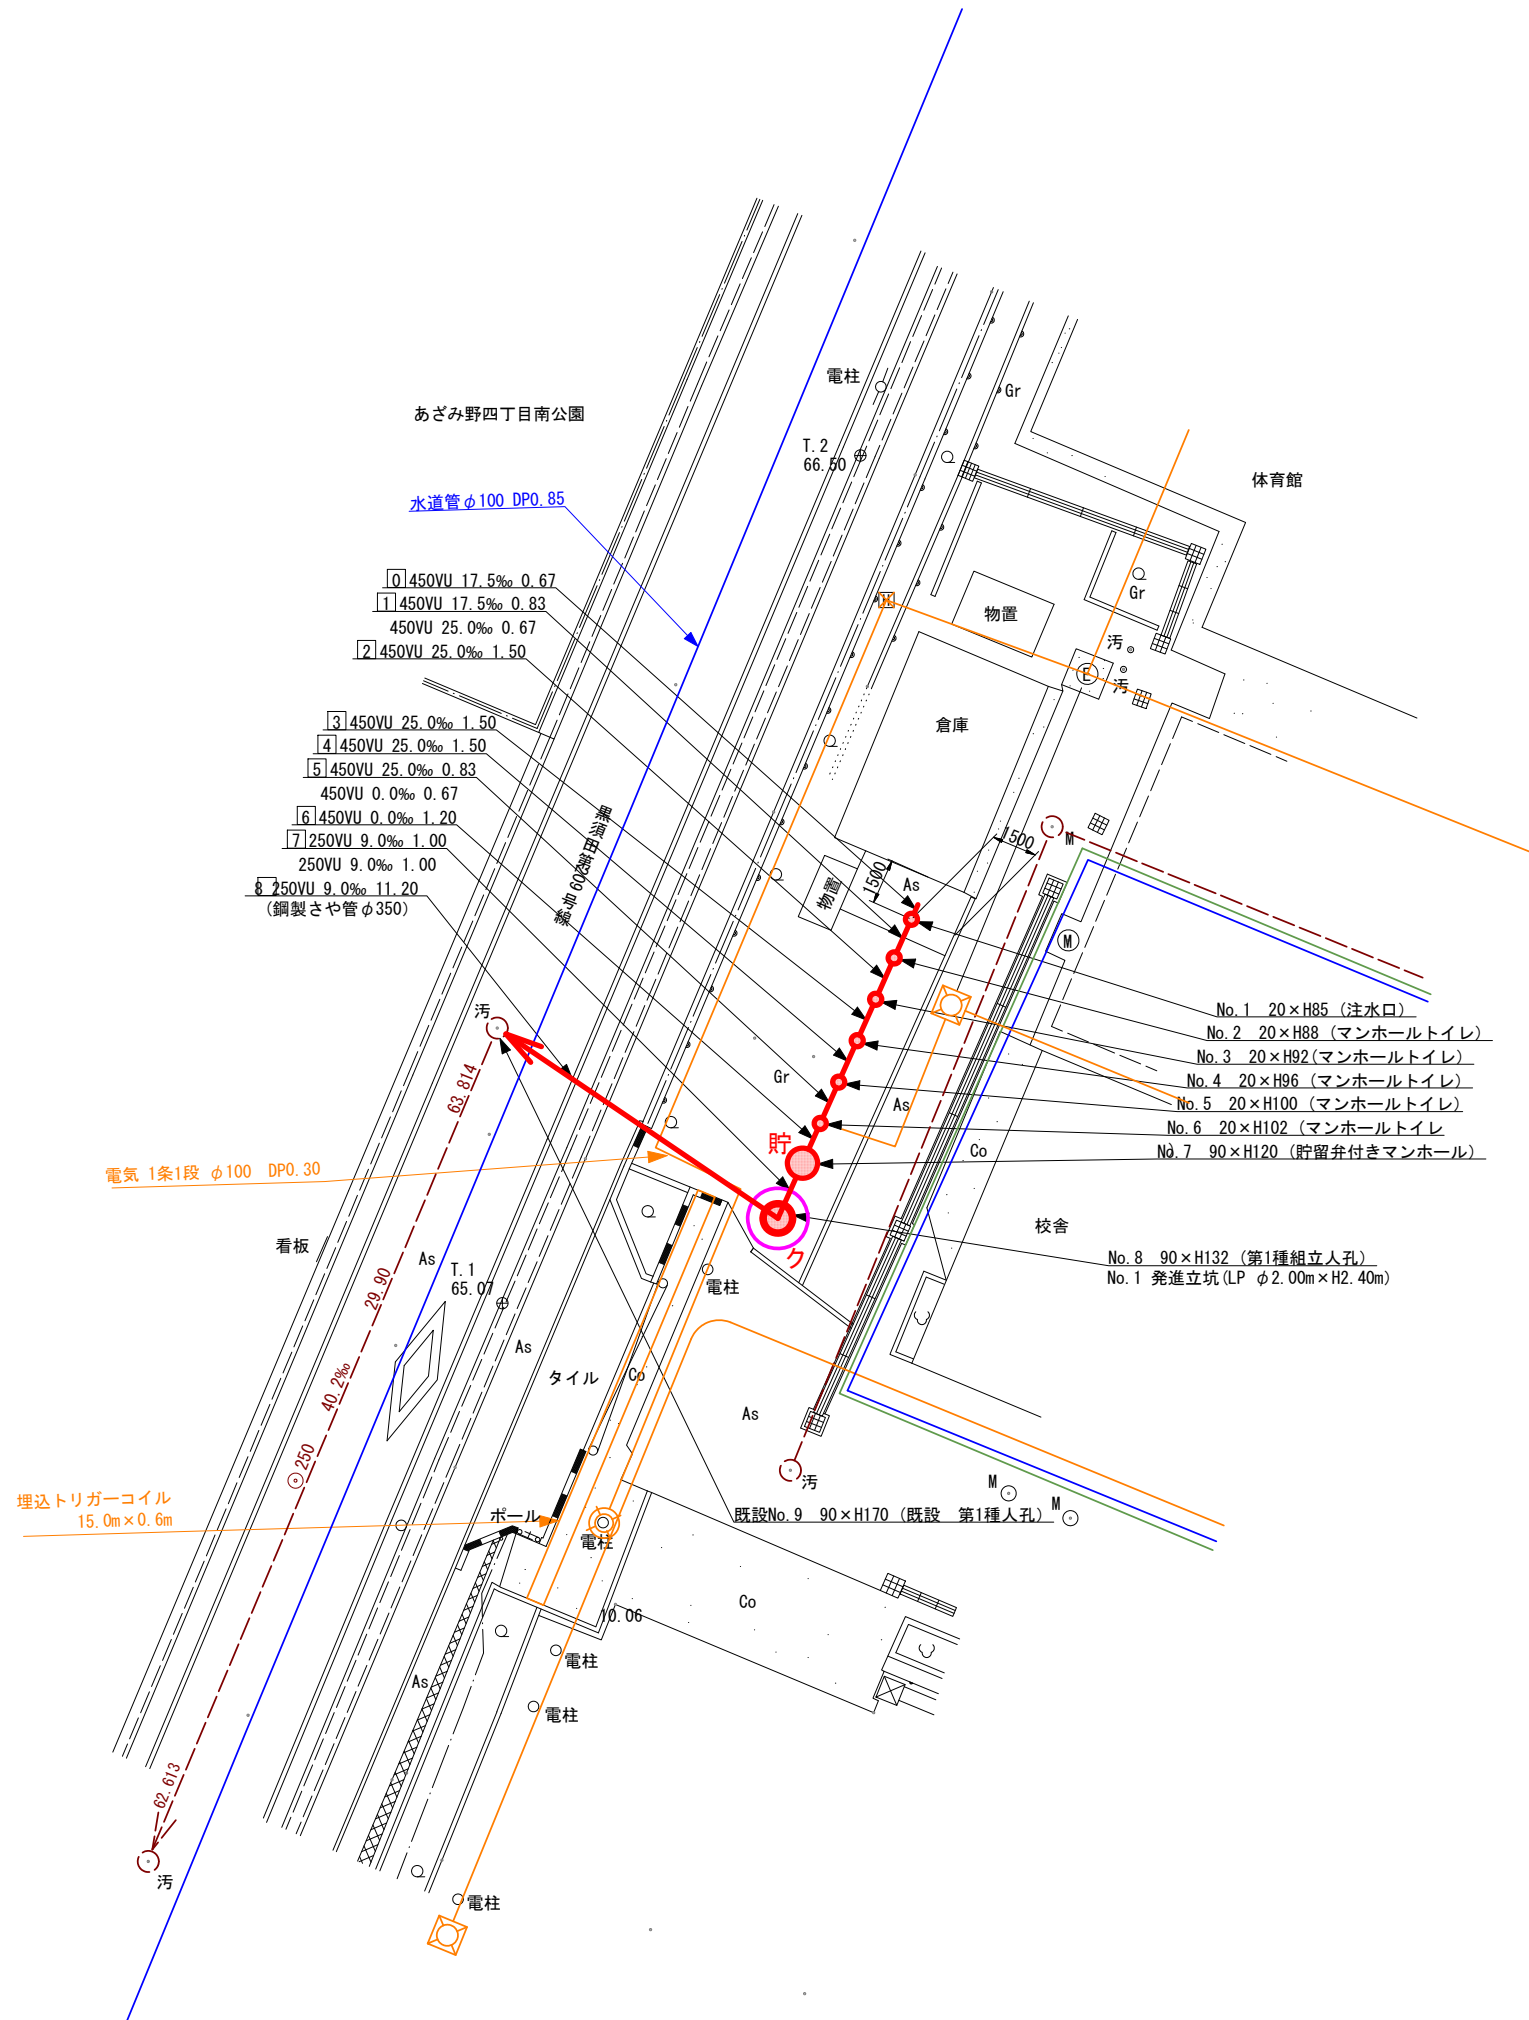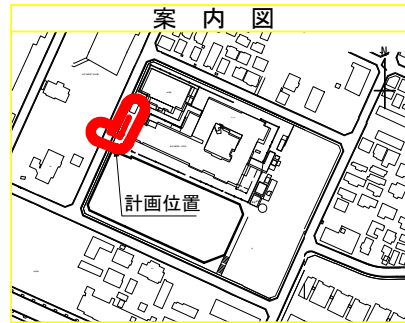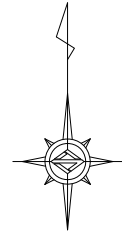

凡例

記号	説明
	新設污水管きよびます(マンホールトイレ)
	新設污水管きよび貯留弁付マンホール
	新設污水管きよび第1種組立人孔
	新設污水管きよび塩ビマンホール
	既設污水管きよび第1種人孔・ます
	既設雨水管きよび人孔・ます
	ガス管
	電気
	水道管