

令和2年度設計図(排除方式 分流)

図名	平面図		
工事件名	災害時下水直結式仮設トイレ下水道管整備工事(その288)		
施工場所	横浜市栄区上郷町242番地2		
縮尺	図示	図番	1/2
号線番号	0 1 2 3 4 5 6 7 8 9 10		
地形図番号	168-3		
横浜市環境創造局			


平面図 縮尺 1:250

【桜井小学校】



凡 例	
●	新設管きよ及び第1種組立マンホール
⊗	既設雨水管
●	既設污水管
—	既設ガス管
—	既設水道管

竣工図

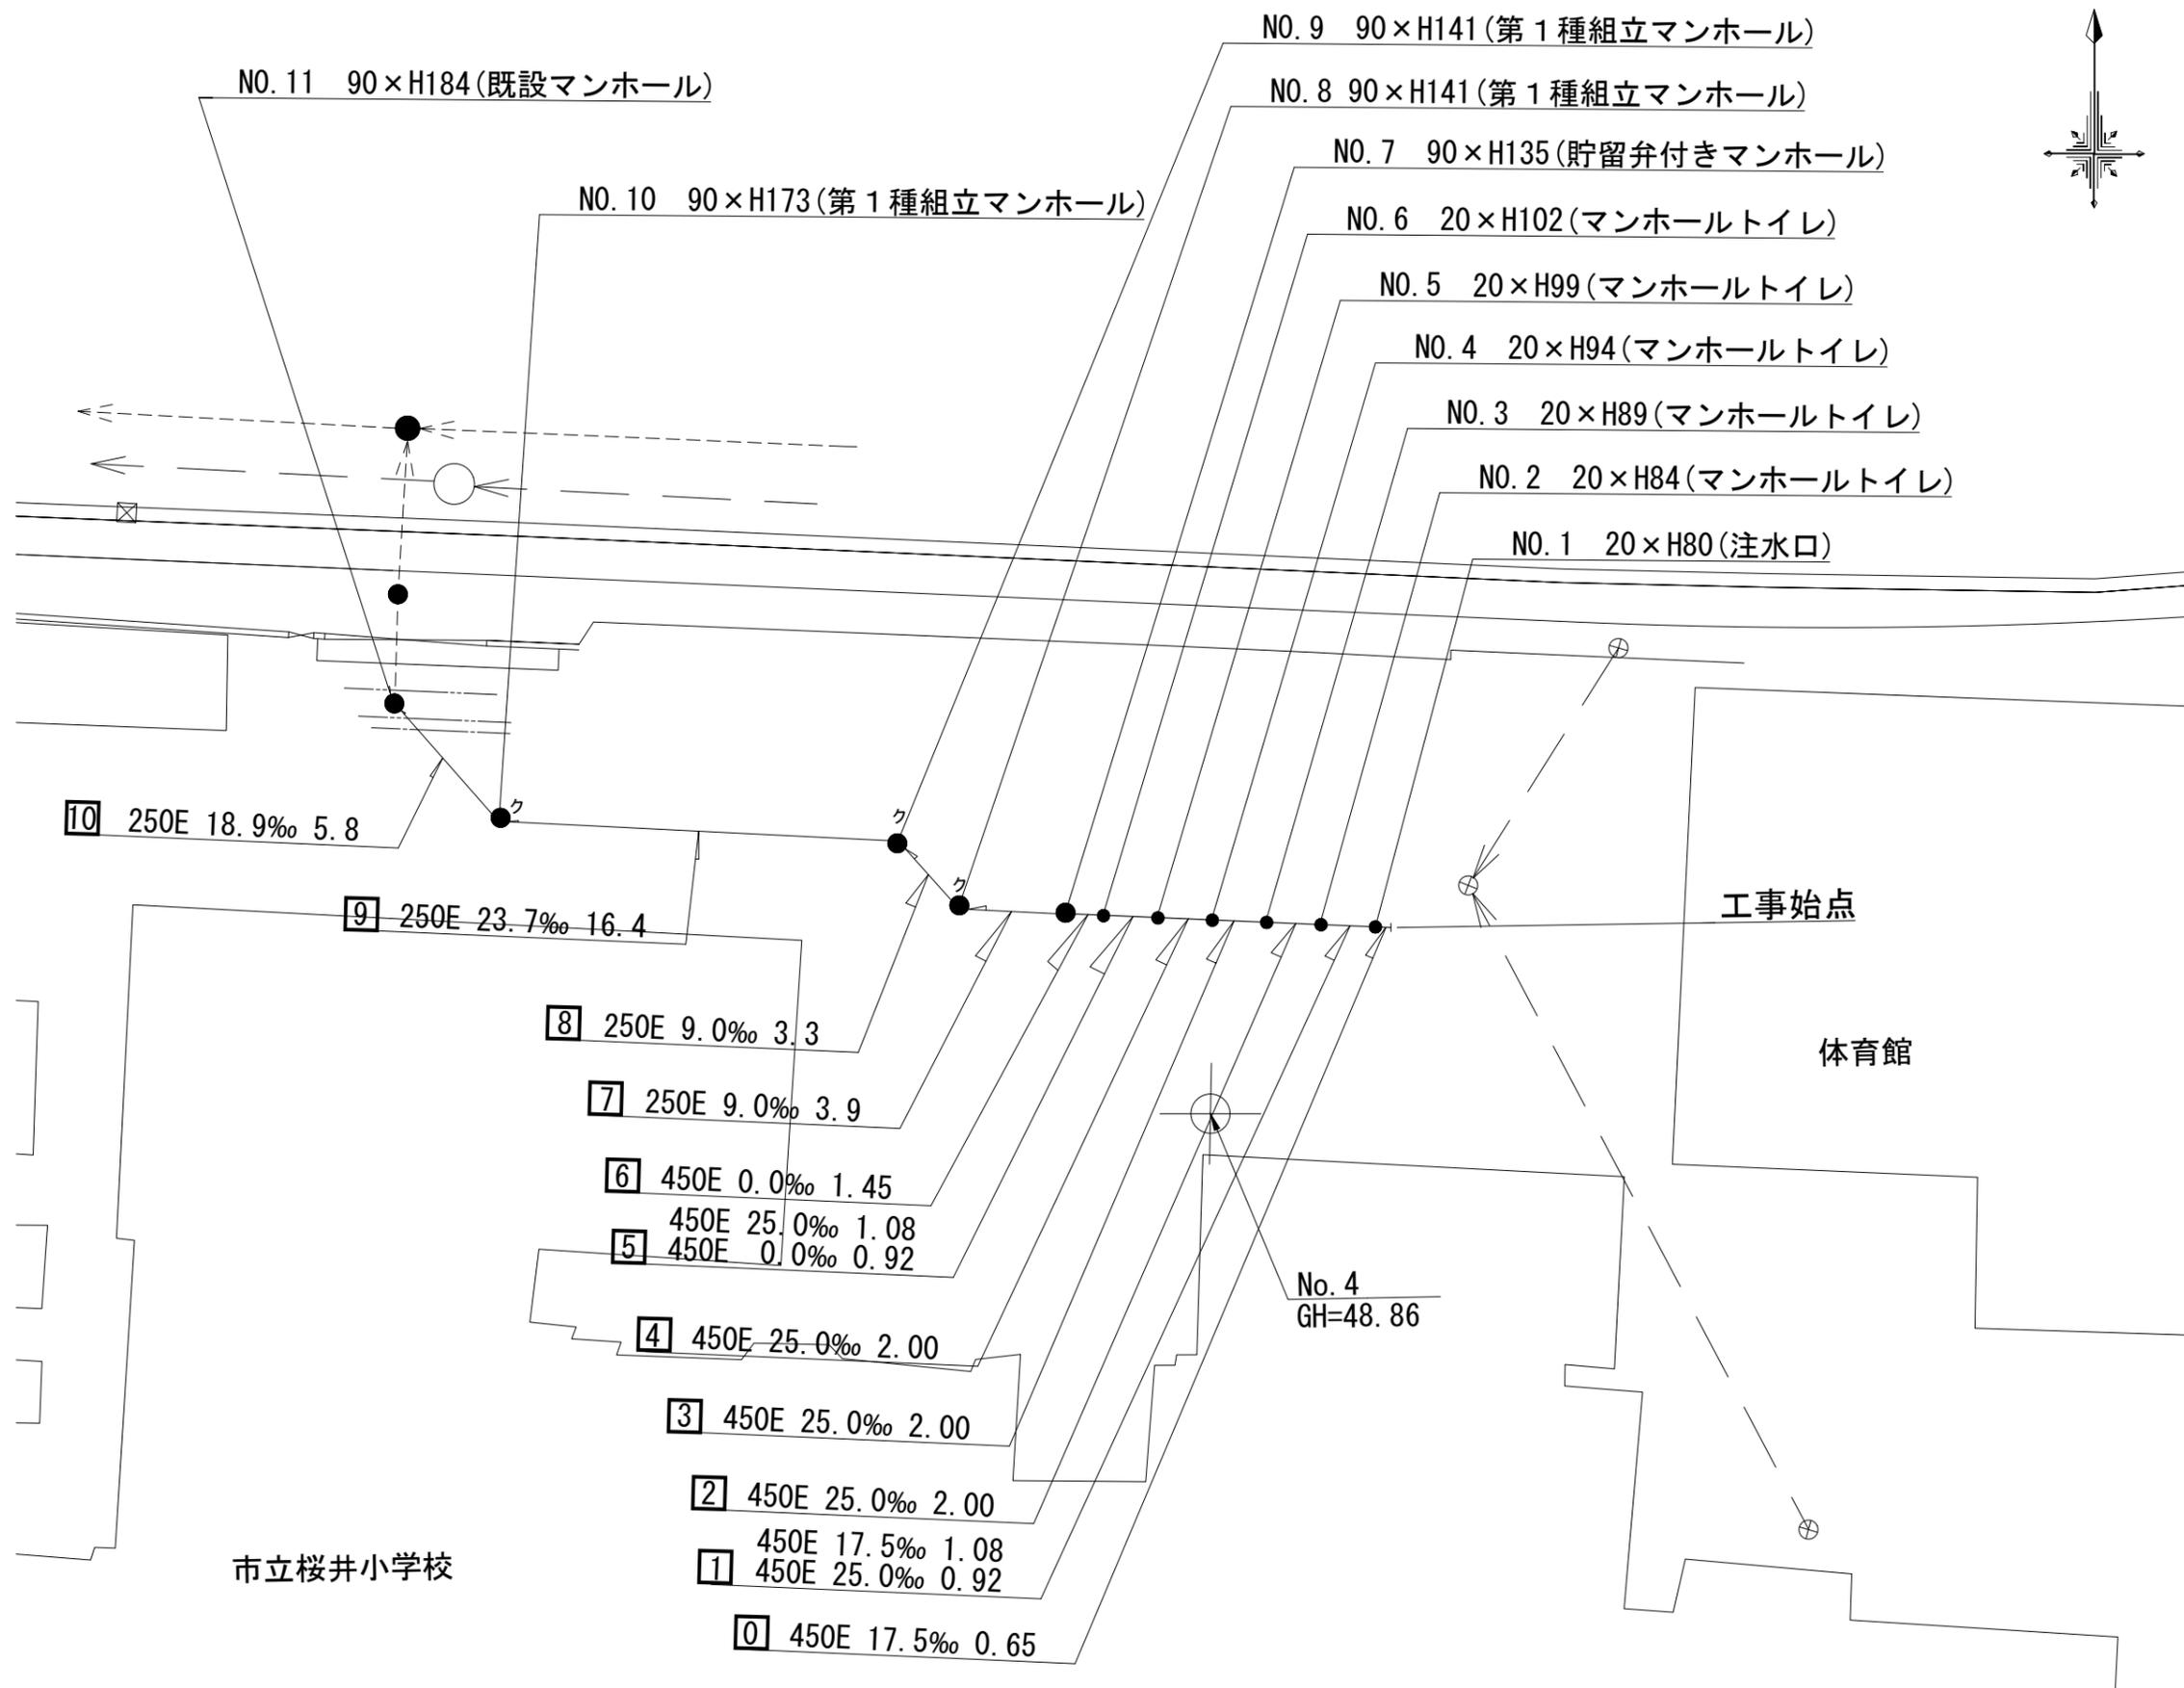

令和2年度設計図(排除方式 分流)

図名	縦断図		
工事件名	災害時下水直結式仮設トイレ下水道管整備工事(その288)		
施工場所	横浜市栄区上郷町242番地2		
縮尺	図示	図番	2/2
号線番号	0 1 2 3 4 5 6 7 8 9 10		
地形図番号	168-3		
横浜市環境創造局			




竣工図



使用水準点 (2019年11月11日)

標石番号	既設汚水マンホール				
栄区上郷町242番地2付近					
標高 (M)	4	8	4	2	0

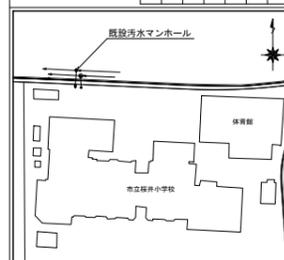

縦断図

縮尺 縦 1:100
縮尺 横 1:250

