

図名	平面図		
工事件名	災害時下水道結式仮設トイレ下水道管整備工事(その414)		
施工場所	瀬谷区南瀬谷一丁目1番地1		
縮尺	S=1/200	図番	1/2
号線番号	0 1 2 3 4 5 6	7 8 9 10 11 12	
地形図番号			
審査	課長	係長	検査
横浜市環境創造局			

平面図 S=1/200


【南瀬谷小学校】

竣工図



有限会社グローバンス

位置図

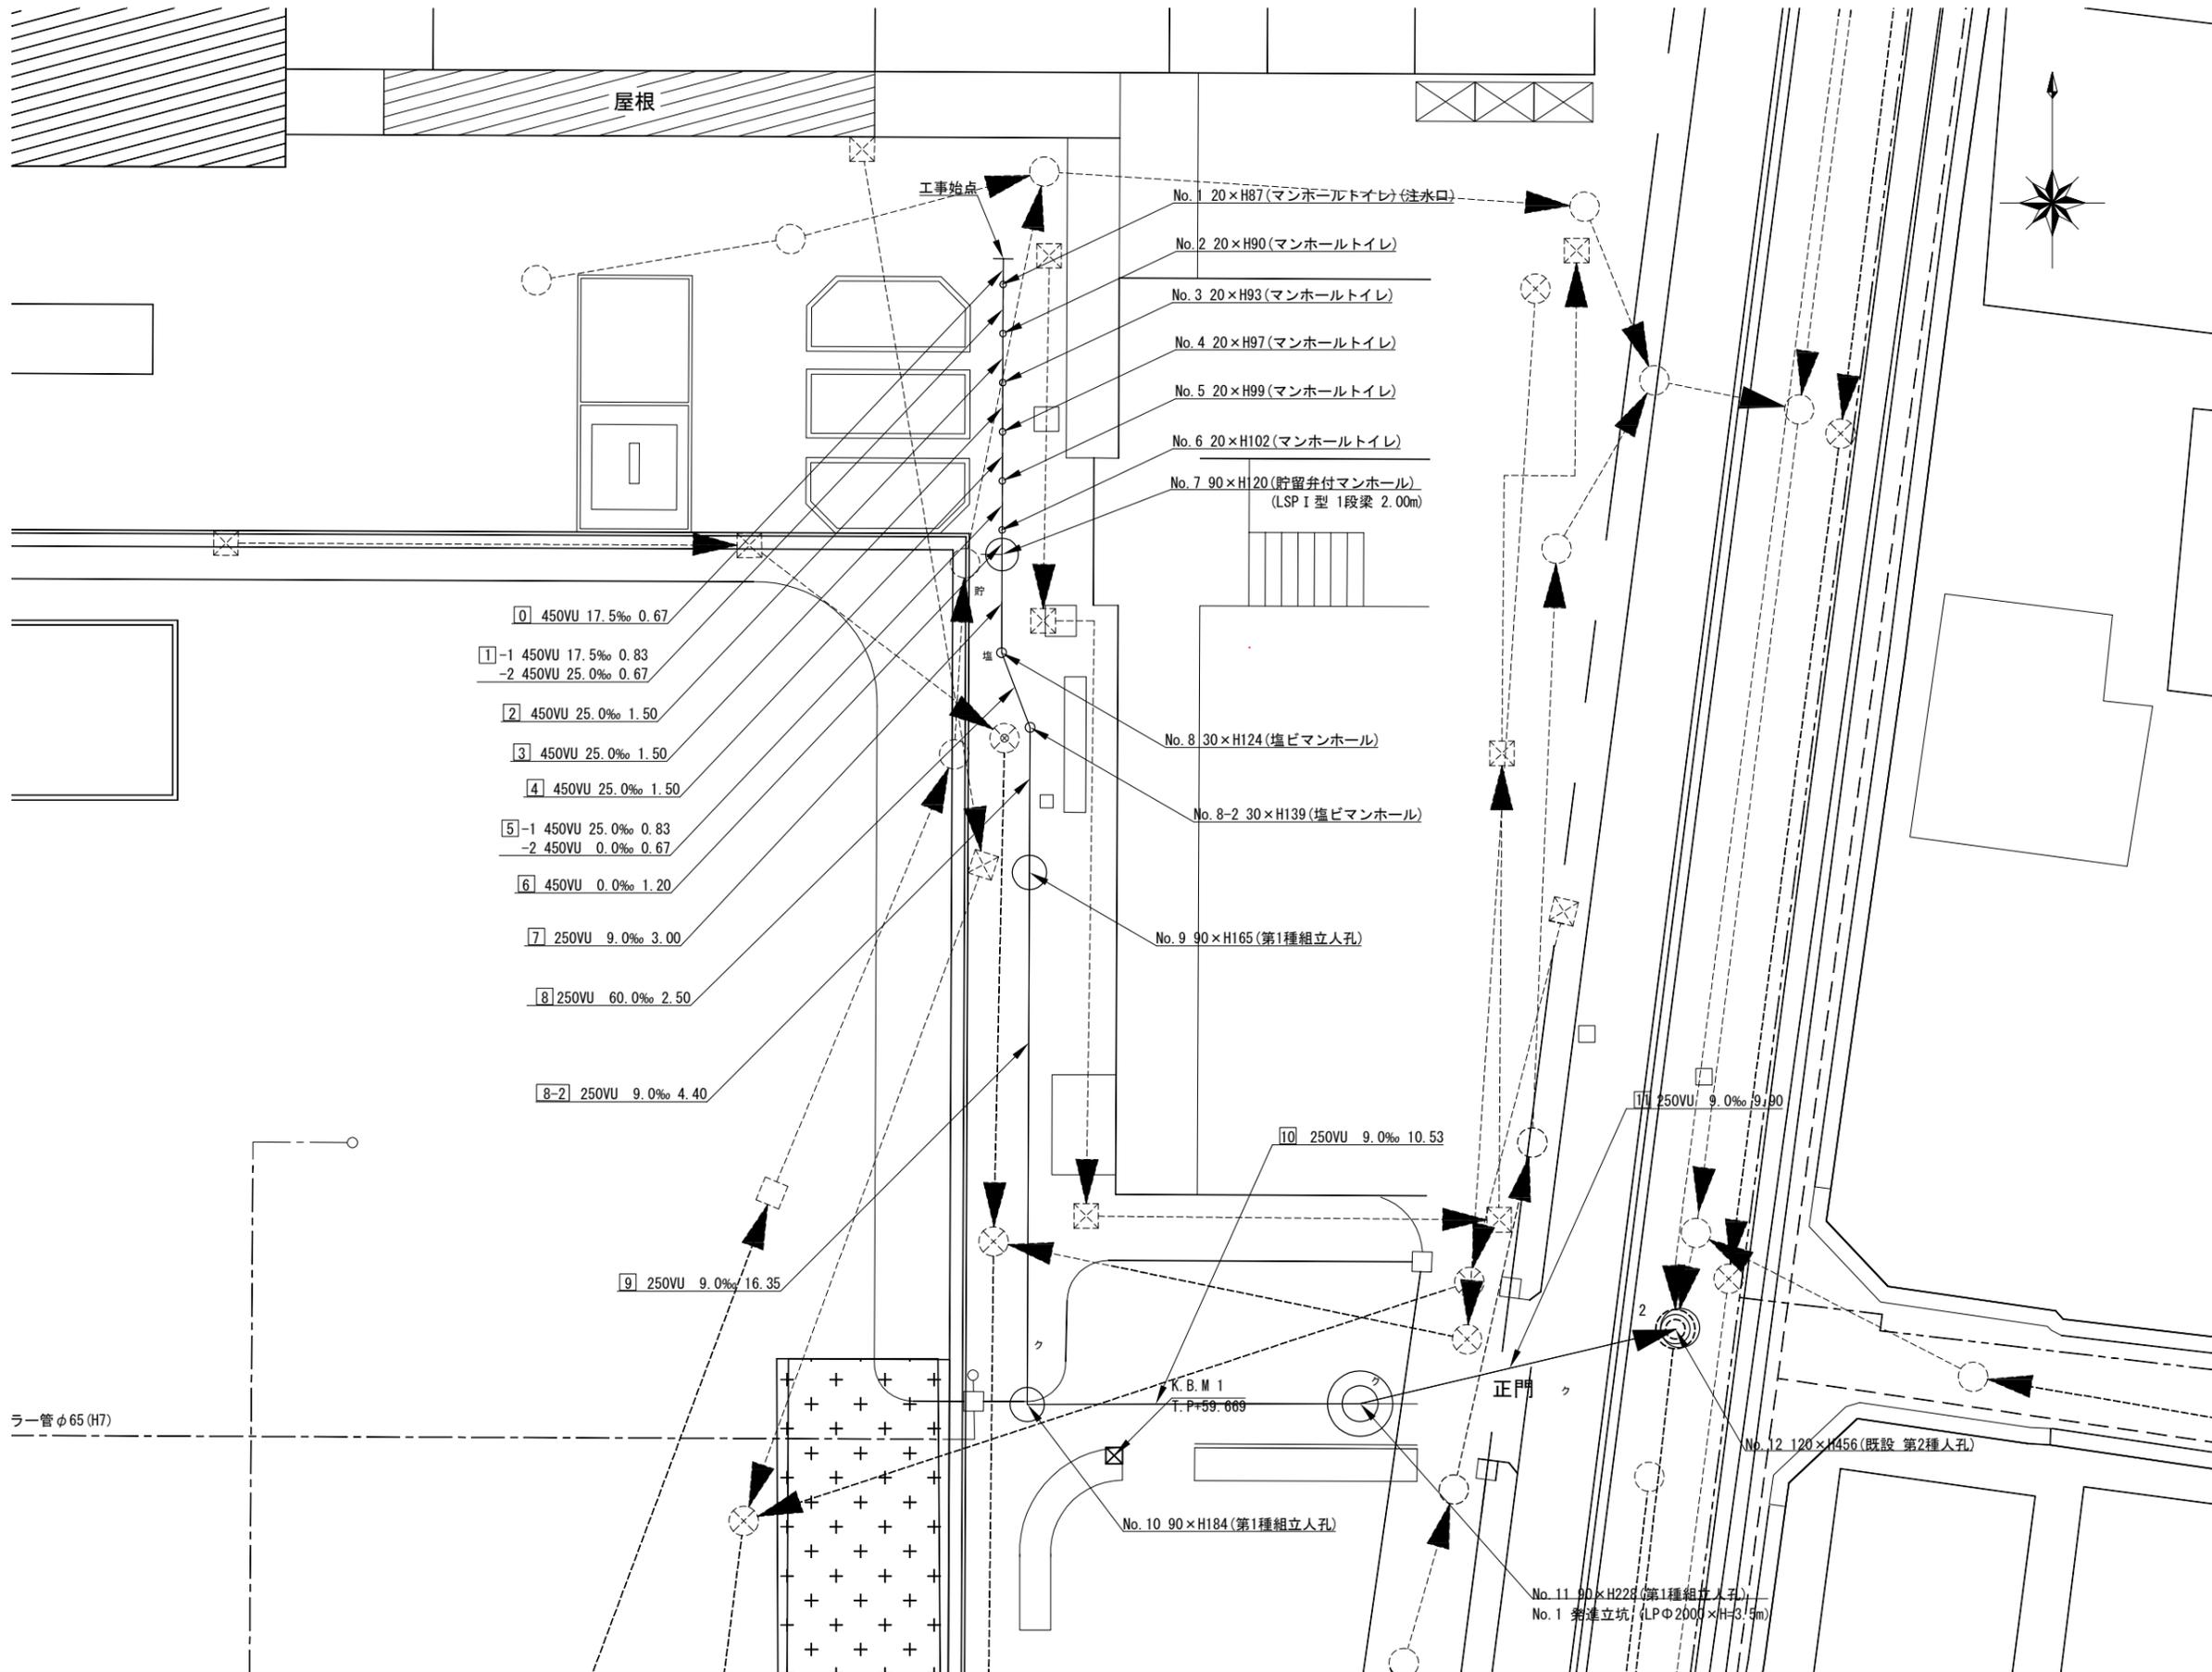

凡例

	新設管きよ及びます(マンホールトイレ)
	新設管きよ及び塩ビマンホール
	新設管きよ及び第1種組立人孔
	新設管きよ及び貯留弁付きマンホール
	既設汚水管きよ及びます・人孔
	既設雨水管きよ及びます・人孔
	既設分流汚水管きよ・人孔
	既設分流雨水管きよ・人孔
	K.B.M
	電気ケーブル
	ガス管
	スプリンクラー管
	水道管

縦断図 縦1/100、横1/250

【南瀬谷小学校】



令和4年度設計図(排除方式 分流式)							
図名	縦断図						
工事件名	災害時下水直結式仮設トイレ用下水道管整備工事(その414)						
施工場所	瀬谷区南瀬谷一丁目1番地1						
縮尺	図示	図番	2 / 2				
号線番号	0	1	2	3	4	5	6
	7	8	9	10	11	12	
地形図番号							
審査	課長	係長	検算	設計			
横浜市環境創造局							

竣工図



有限会社グローバンス

位置図

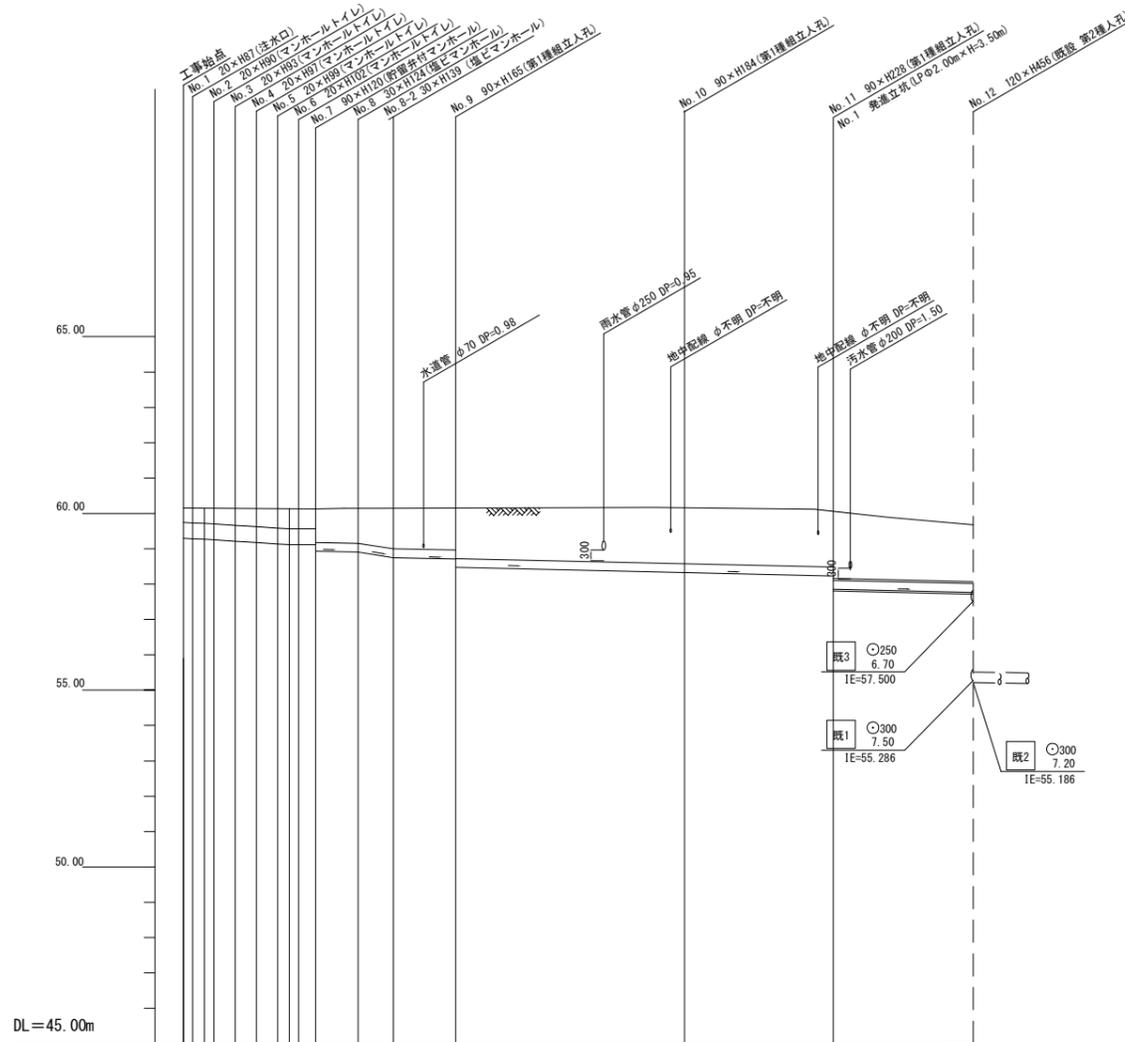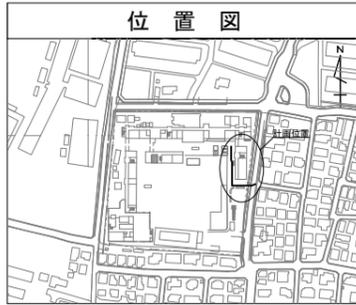


号線番号	0	1	2	3	4	5	6	7	8	8-2	9	10	11			
管径	φ450 VU											φ250 VU				
勾配	7.5	25.0	0.0	9.0	60.0								9.0			
号線間距離	0.67	1.50	1.50	1.50	1.20	3.00	2.50	4.40	16.35			10.53	9.90			
人孔間距離	0.67	1.50	1.50	1.50	1.20	3.00	2.50	4.40	16.35			10.53	9.90			
流速	3.083	3.685	0.000	1.494	3.858							1.494				
流下量	0.490	0.586	0.000	0.073	0.189							0.0733				
流出量	0.001															
現在地盤高	60.15	60.15	60.14	60.14	60.13	60.14	60.14	60.16					60.17	60.14	59.76	
H	0.108															
管底高	59.294	59.250	59.174	59.136	59.116	59.900	59.903	59.753	59.713	59.511			59.364	59.334	59.238	59.256
追加距離	0.00	1.50	3.67	5.17	6.67	9.37	12.37	14.87	19.27			35.62	46.15			56.05
土核	0.47	0.47	0.51	0.54	0.55	0.54	0.98	1.10	1.19	1.29			1.55	1.58	2.03	1.74

施工種別	1	2	3	4
矢板工種別	開削工法			
基礎工種別	改良土基礎			
埋戻工種別	改良土埋戻し			
覆工種別				
舗装復旧種別				
側溝種別				
管種別	硬質強化ビニル管			
取付管埋戻工種別				
交通誘導員	1人/日			

※ DP =不明は0.61に表示

南瀬谷小学校

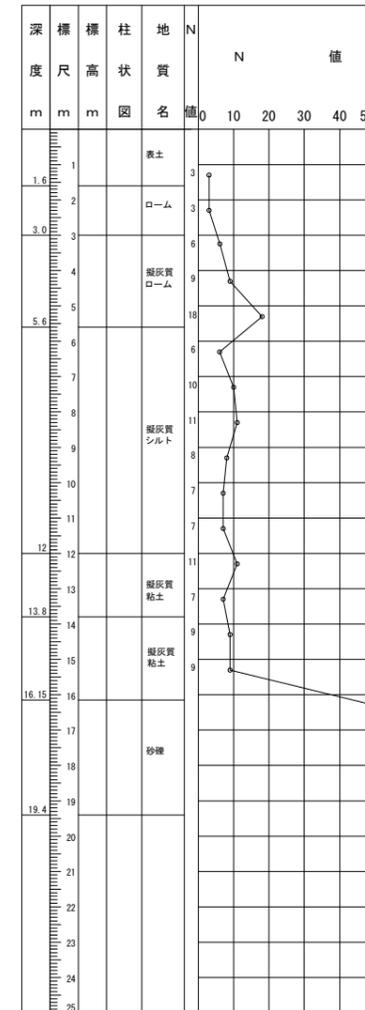

使用水準点 (令和3年12月)	
標石番号	K.B.M 1
瀬谷区南瀬谷一丁目1番地1	
標高(M)	5 9. 6 6 9


- ① 軽量鋼矢板 I 型1段長2.0m
- ② 軽量鋼矢板 I 型2段長2.5m
- ③ As舗装 (Ast=5cm RC-40t=15cm)
- ④ 発進立坑 (LPφ2.0m) ライナープレート (H=3.500)

令和4年度設計図(排除方式 分流)			
図名	仮設トイレ標準構造図、看板設置図(参考図)		
工事件名	災害時下水直結式仮設トイレ用下水道管整備工事(その414)		
施工場所	瀬谷区南瀬谷一丁目1番地1		
縮尺	図示	図番	参考図(1/1)
号線番号			
地形図番号			
横浜市環境創造局			


仮設トイレ標準構造図 S=1/50

【南瀬谷小学校】

縦断図

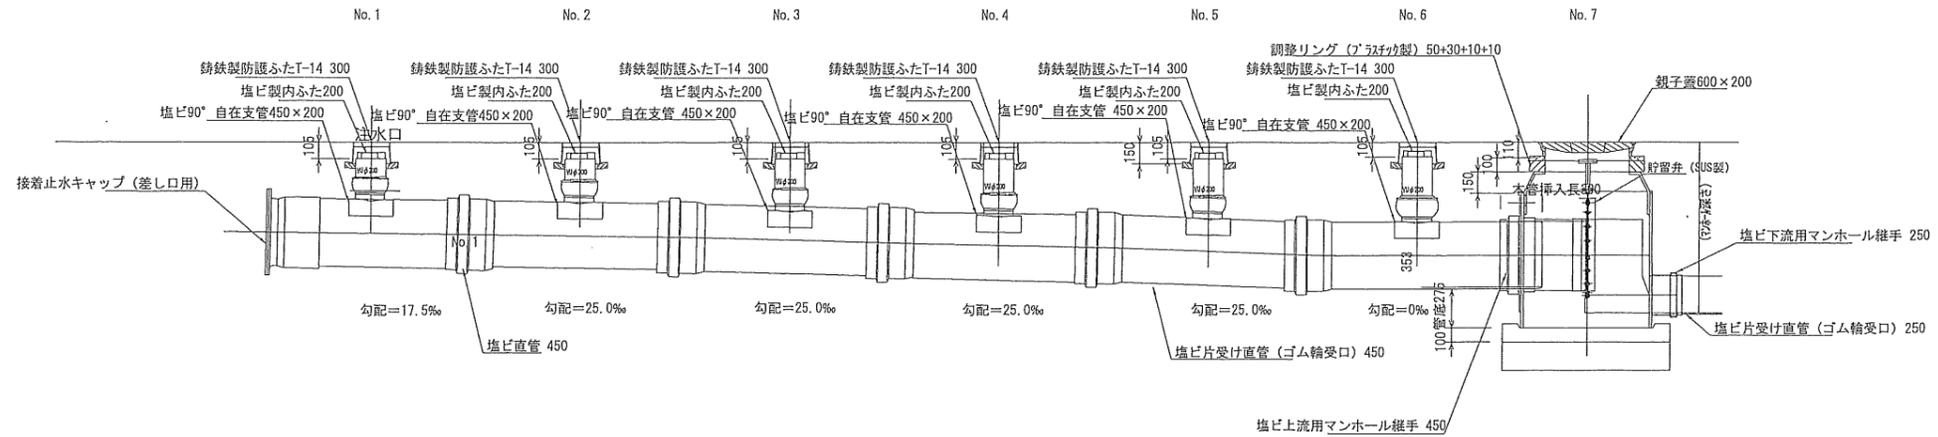


平面図

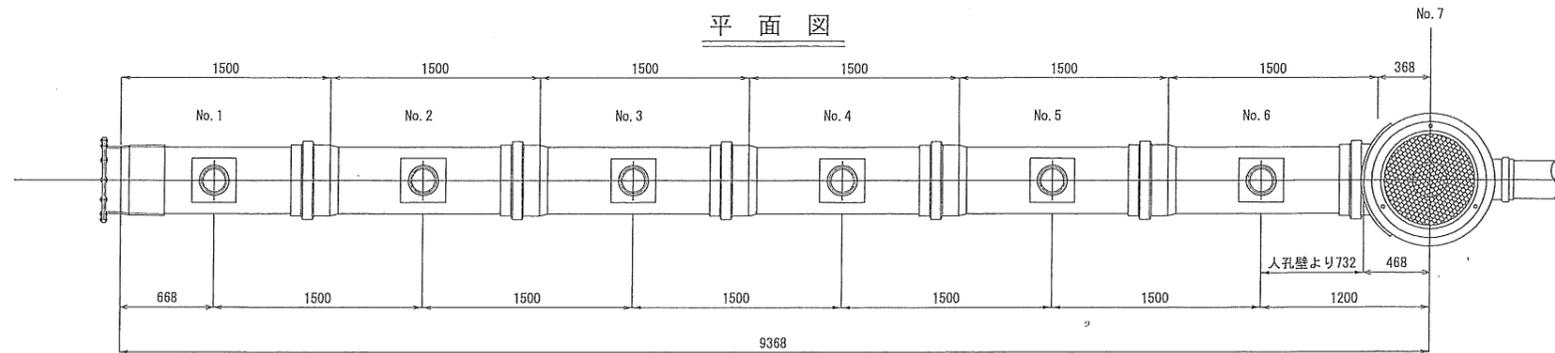


看板設置図(参考図) S=1/50

※ 使用する部材については図面表記と同等品とする。

正面図

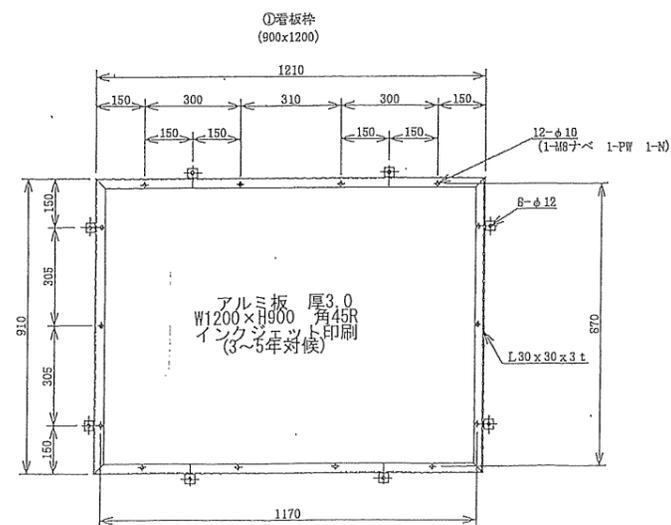

背面図

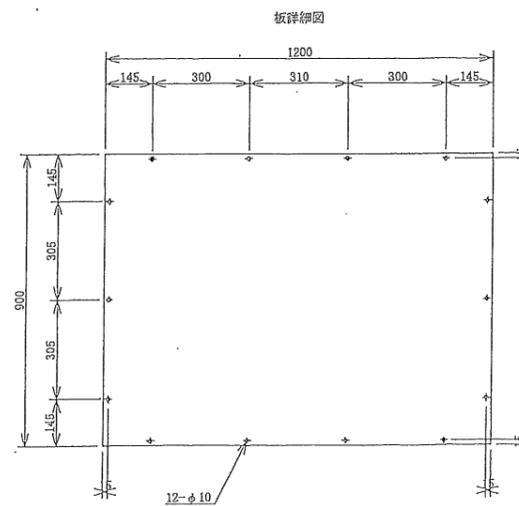


竣工図



有限会社グローバンス


図名	平面図		
工事件名	災害時下水直結式仮設トイレ用 下水道管整備工事（その414）		
施工場所	瀬谷区南瀬谷一丁目1番地1		
縮尺	図示	図番	3/3
号線番号			
地形図番号			
横浜市環境創造局			

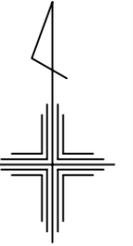


竣工図

有限会社グローバンス

平面図

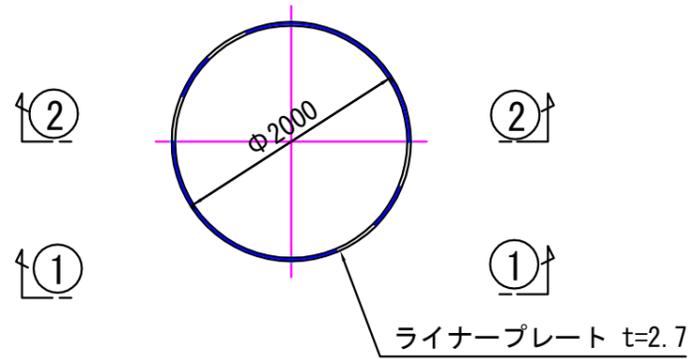

①-① 断面

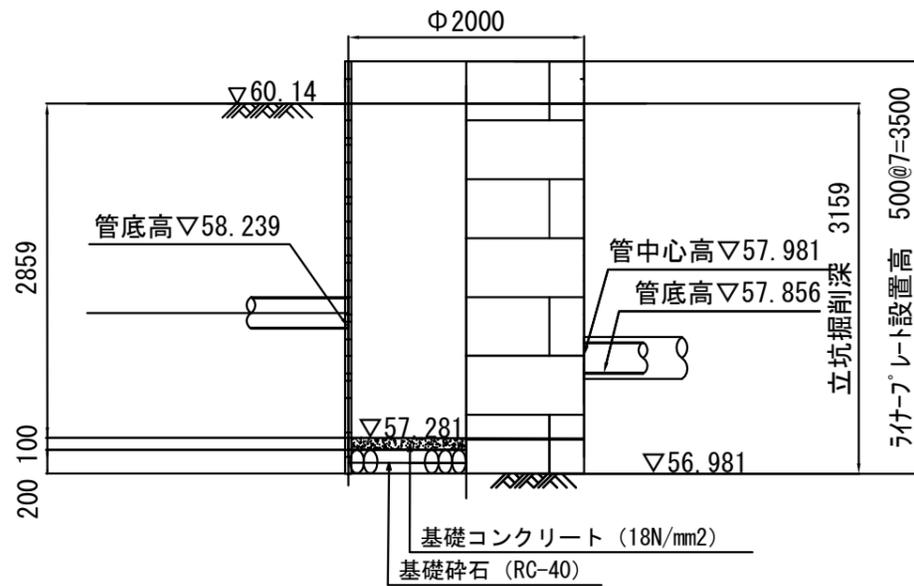

②-② 断面

